

Kanallageplan Planung, M. 1:250

Bestandslegende Grundlage

58	Hausnummer	Garage, Nebenbebauung	
502	Flurstücksnummer	Kanaldeckel	
⊕	Flurstücksgrenze	⊕	Erschließungspfeil
⊕	Schieber	⊕	Straßenbeleuchtung
⊕	Mauer	⊕	Baum
⊕	Ablauf	⊕	Parkplatz
⊕	Zaun	⊕	Hecke
⊕	Gebäude		

Bestandslegende Entwässerung

⊕	Kandelleitung mit Nummerierung	⊕	Regenfallrohr mit Nummerierung (Anschluss an MI-Kanal)
⊕	Regenfallrohr mit Nummerierung (Anschluss über Anschlussleitung)	⊕	Regenfallrohr mit Nummerierung (Anschluss an RW-Kanal)
⊕	Regenfallrohr mit Nummerierung (Anschluss an SW-Kanal)	⊕	Nummerierung der Anschlussleitungen


Info:
Tabelle "Auflistung der Bestandsanschlussleitungen" liegt dem Anhang bei. Sanierungslängen bildet diese Darstellung nicht ab, des weiteren sind sämtliche Entwässerungsleitungen/kanäle nachrichtlich dargestellt.

Planungslegende der Ver- und Entsorgungsleitungen

Mischwasserkanal neu	vorh.	---
Mischwasserkanal alt bzw. Anschlusslsg.	vorh.	---
Regenwasserkanal bzw. Anschlusslsg.	vorh.	---
Schmutzwasserkanal bzw. Anschlusslsg.	vorh.	---
Rückbau	vorh.	xxxxxx
Verdämmen	vorh.	xxxxxx

Info:
Sämtliche Versorgungsleitungen sind nachrichtlich dargestellt.
Nach DHHN 2016, UTMETERS 89

Anlage 2.1 Kanallageplan, nördliche Antoniusstraße

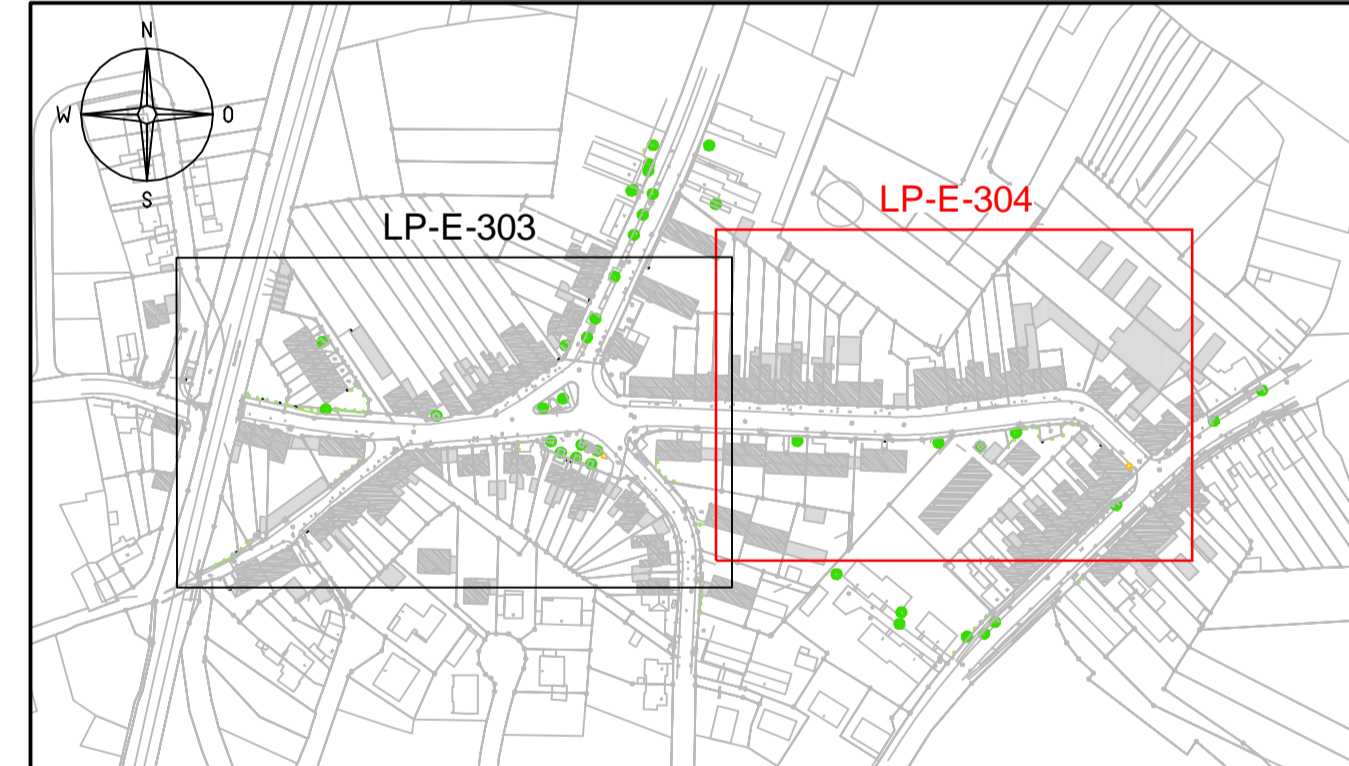

INDEX	ÄNDERUNG	GEZ.	DATUM
<h1>Vorabzug</h1>			
BAUHER: Stadt Eschweiler Der Bürgermeister Amt für Tiefbau, Grünflächen und Baubetriebshof			
PROJEKT: Kanalbau Antoniusstraße			
PLANER: Leonhardstraße 23-27 D - 52064 Aachen		Projekt-Nr.: WBE-1701 Datum: Bearbeiter: Gezeichnet: SL Gezeichnet:	
PLANUNGSPHASE: Entwurfsplanung		UNTERLAGEBLATT-NR.:	
PLANBEZEICHNUNG: Kanalbau nördlich KAN-LP-E-304		INDEX: MASSSTAB: 1:250	
QUART FÜR TIEFBAU, GRÜNLÄCHEN UND BAUBETRIEBSHOF ESCHWEILER, DEN HERR VORLEGER	BEI-KANALBAU ESCHWEILER, DEN HERR NEHMER	BEI-KANALBAU ESCHWEILER, DEN HERR NEHMER	BEI-KANALBAU ESCHWEILER, DEN HERR NEHMER