


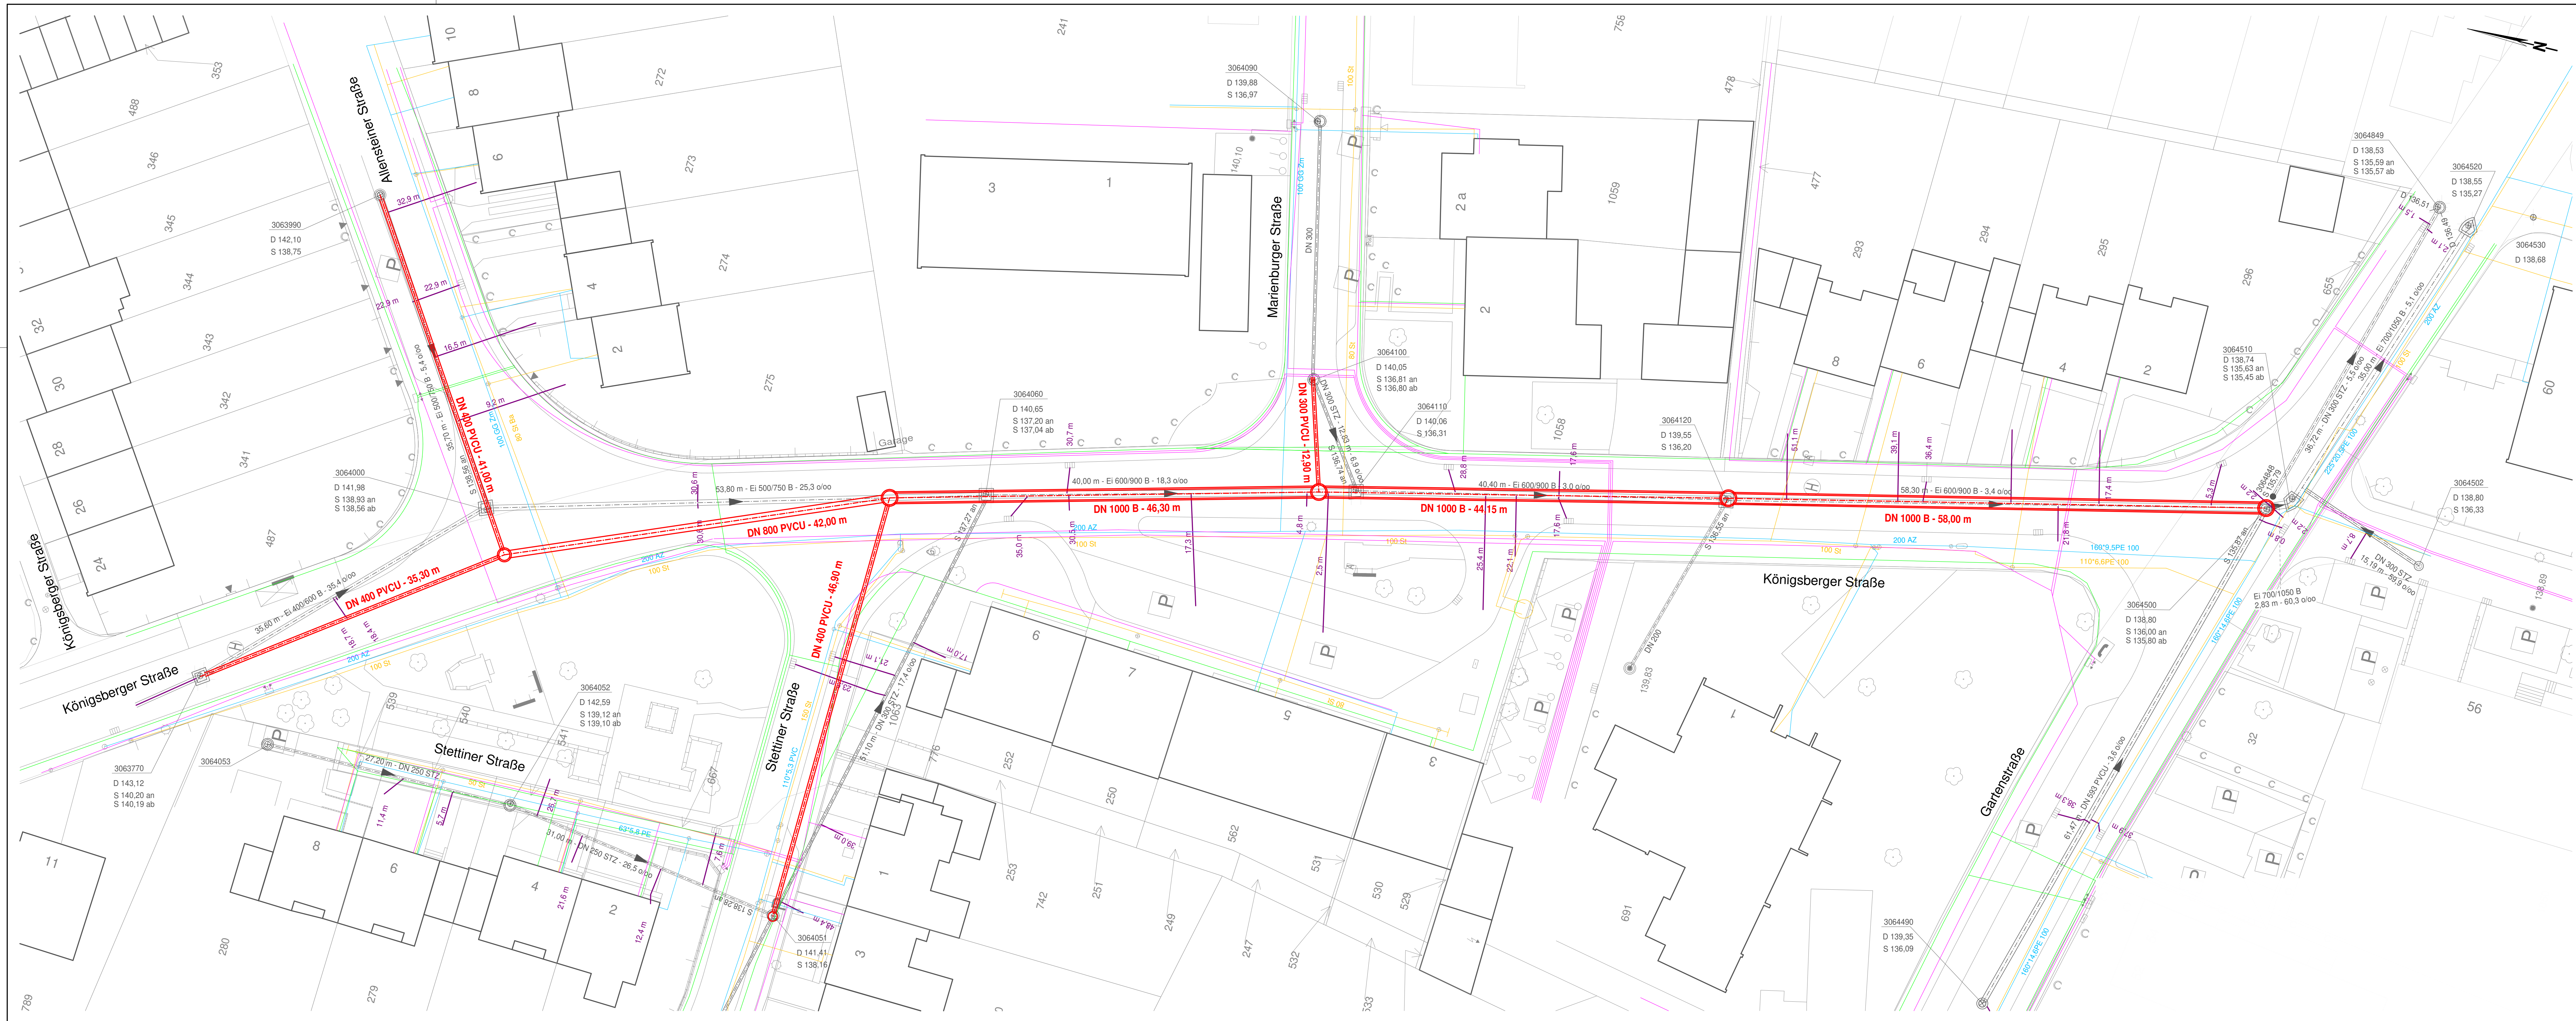

LEGENDE

- vorh. Mischwasserkanal
- vorh. Gas
- vorh. Wasser
- vorh. Telekom / Unitymedia
- vorh. Strom / Beleuchtung

neuer Mischwasserkanal

Vorentwurf

Für die Darstellung der Versorgungsleitungen bezüglich Lage und Vollständigkeit wird keine Gewähr übernommen. Die genaue Lage ist bei den einzelnen Versorgungsträgern zu erfragen.

Datum/Name		Art der Änderung:	
Maßstab: 1:250		Anlage: 3	
Blatt Nr.: 1/1		Blatt Nr.: 1/1	
Kanalerneuerung Königsberger Straße in Eschweiler			
Inhalt: Lageplan Entwurfsplanung		Datum: 18.01.2019 Name: Vorpell	
Maßstab: 1:250		Projektbearbeitung: 18.01.2019 Projekt Nr.: WBE 05	
Stadt Eschweiler Abteilung 661 An der Wasserröhre 6 52249 Eschweiler		INGENIEURBÜRO DIPLOM-INGENIEUR GÜNTHER GEBENICH Tiefbau - Kanalba - Wasserwirtschaft - Straßenbau - Versorgung	
Abteilungsleitung: Planung		Bearbeitet: Aachen, den 18.01.2019 Tel.: (0241) 158905 Fax: (0241) 158906 info@geha-ing.de	
Eschweiler, den 22. Januar 2019		Ingenieurkammer-Bau Nordrhein-Westfalen Mitglied der Kammer	