


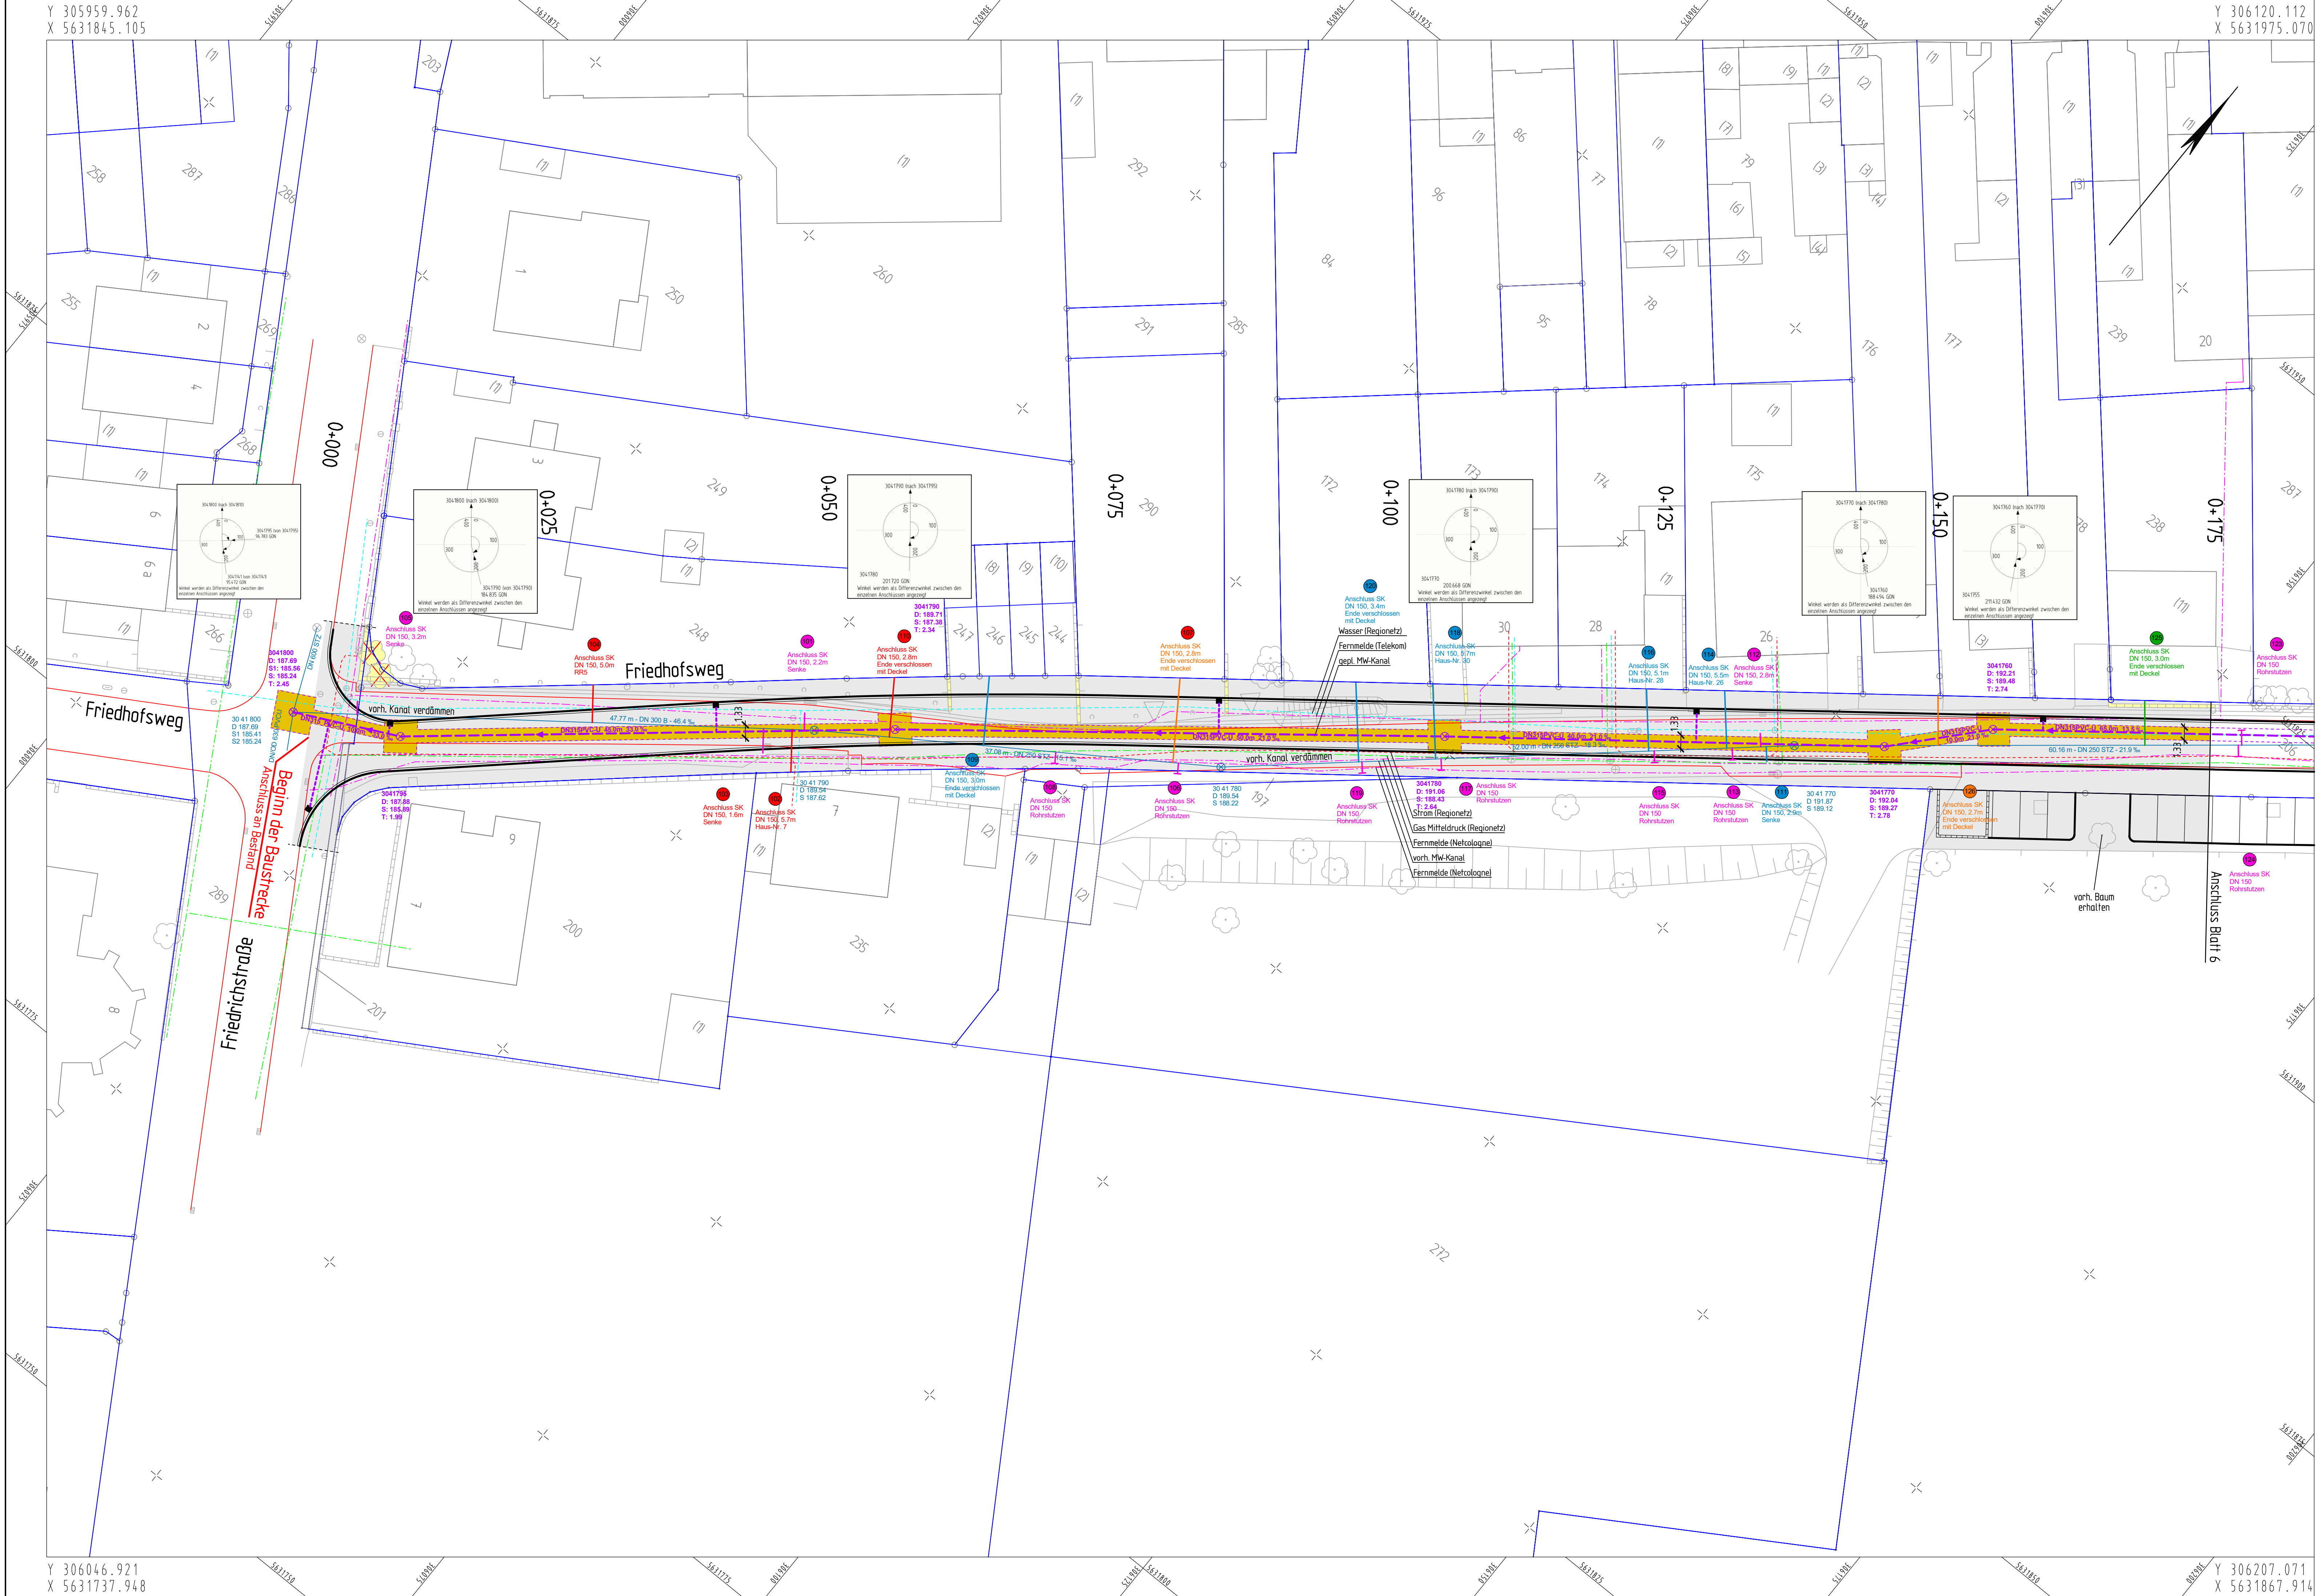

Zeichenerklärung

- gepl. Straßenablauf mit Anschlussleitung
- gepl. Mischwasserkanal
mit Angabe von Dimension, Material, Länge, Gefälle und Fließrichtung
- vorh. Mischwasserkanal
mit Angabe von Dimension, Material, Länge und Gefälle
- Kanalgraben
- vorhandene Versorgungsleitungen
- Strom Regionetz Westnetz
- Gas Regionetz
- Wasser Regionetz
- Fernmeldeleitung Telekom/NetCologne

Es wird hiermit ausdrücklich darauf hingewiesen, dass die in den Plänen enthaltenen Leistungsangaben unverbindlich sind (nachrichtlich übernommen aus Unterlagen der Versorgungsbetriebe, Stand 12/2018). Für Vollständigkeit und Richtigkeit wird keine Haftung übernommen.

Grundstücksanschlüsse (Bestand)

- Anschlüsse vorhanden, jedoch keine weitere Betrachtung für die Planung
- keine Schäden
- Schadensklasse C (Bagateltschäden)
- Schadensklasse B (mittelgroße Schäden)
- Schadensklasse A (große Schäden)
- Fallrohr
- laufende Nummer Kanalanschluss aus Sanierungskonzept

Schadensklassifizierung:

Die dargestellte Schadensklassifizierung der Grundstücksanschlüsse erfolgte anhand des NRW-Bildreferenzkataloges "Private Abwasserleitungen" gemäß Sowi/Abw-NRW, in Anlehnung an die Schadenskodierung nach DIN EN 13508-2 in Verbindung mit DWA-M 149-2 sowie der Beschreibung der Schadensklassen gemäß DIN 1986-30.

INDEX	ÄNDERUNG	GEZ.	DATUM

BAUHERR: Stadt Eschweiler Der Bürgermeister Amt für Tiefbau, Grünflächen und Baubetriebshof			 
PROJEKT: Friedhofsweg, Wilhelminenstraße			
PLANER: 	Ingenax GmbH Schurzeiler Straße 27 D-52074 Aachen Tel.: +49(0)241-8949184-0 Fax: +49(0)241-8949184-9 Email: mailbox@ingenaix.de Internet: www.ingenaix.de		Projekt-Nr. 18-3890
	Datum: 08.07.2019 Bearbeitet: Brocks Gezeichnet: Jurg Gesehen: <i>J. Brocks</i>		
PLANUNGSPHASE: Entwurfsplanung	UNTERLAGE/ BLATT-NR.: 3/5		
PLANBEBEICHNUNG: Lageplan 5 - Kanalbau	INDEX:		
	MASSSTAB: 1:250		
66 - AMT FÜR TIEFBAU GRÜNFLÄCHEN UND BAUBETRIEBSHOF ESCHWEILER, DEN _____ I.A. HERR VOGELHEIM AMTSLEITER	661 - KANALBAU ESCHWEILER, DEN _____ I.A. HERR NEUBERT ABTEILUNGSLEITER	661 - KANALBAU ESCHWEILER, DEN _____ I.A. HERR NIESEN SACHBEARBEITER	