


Y 306389.906  
X 5632170.997

Y 306371.832  
X 5632040.998

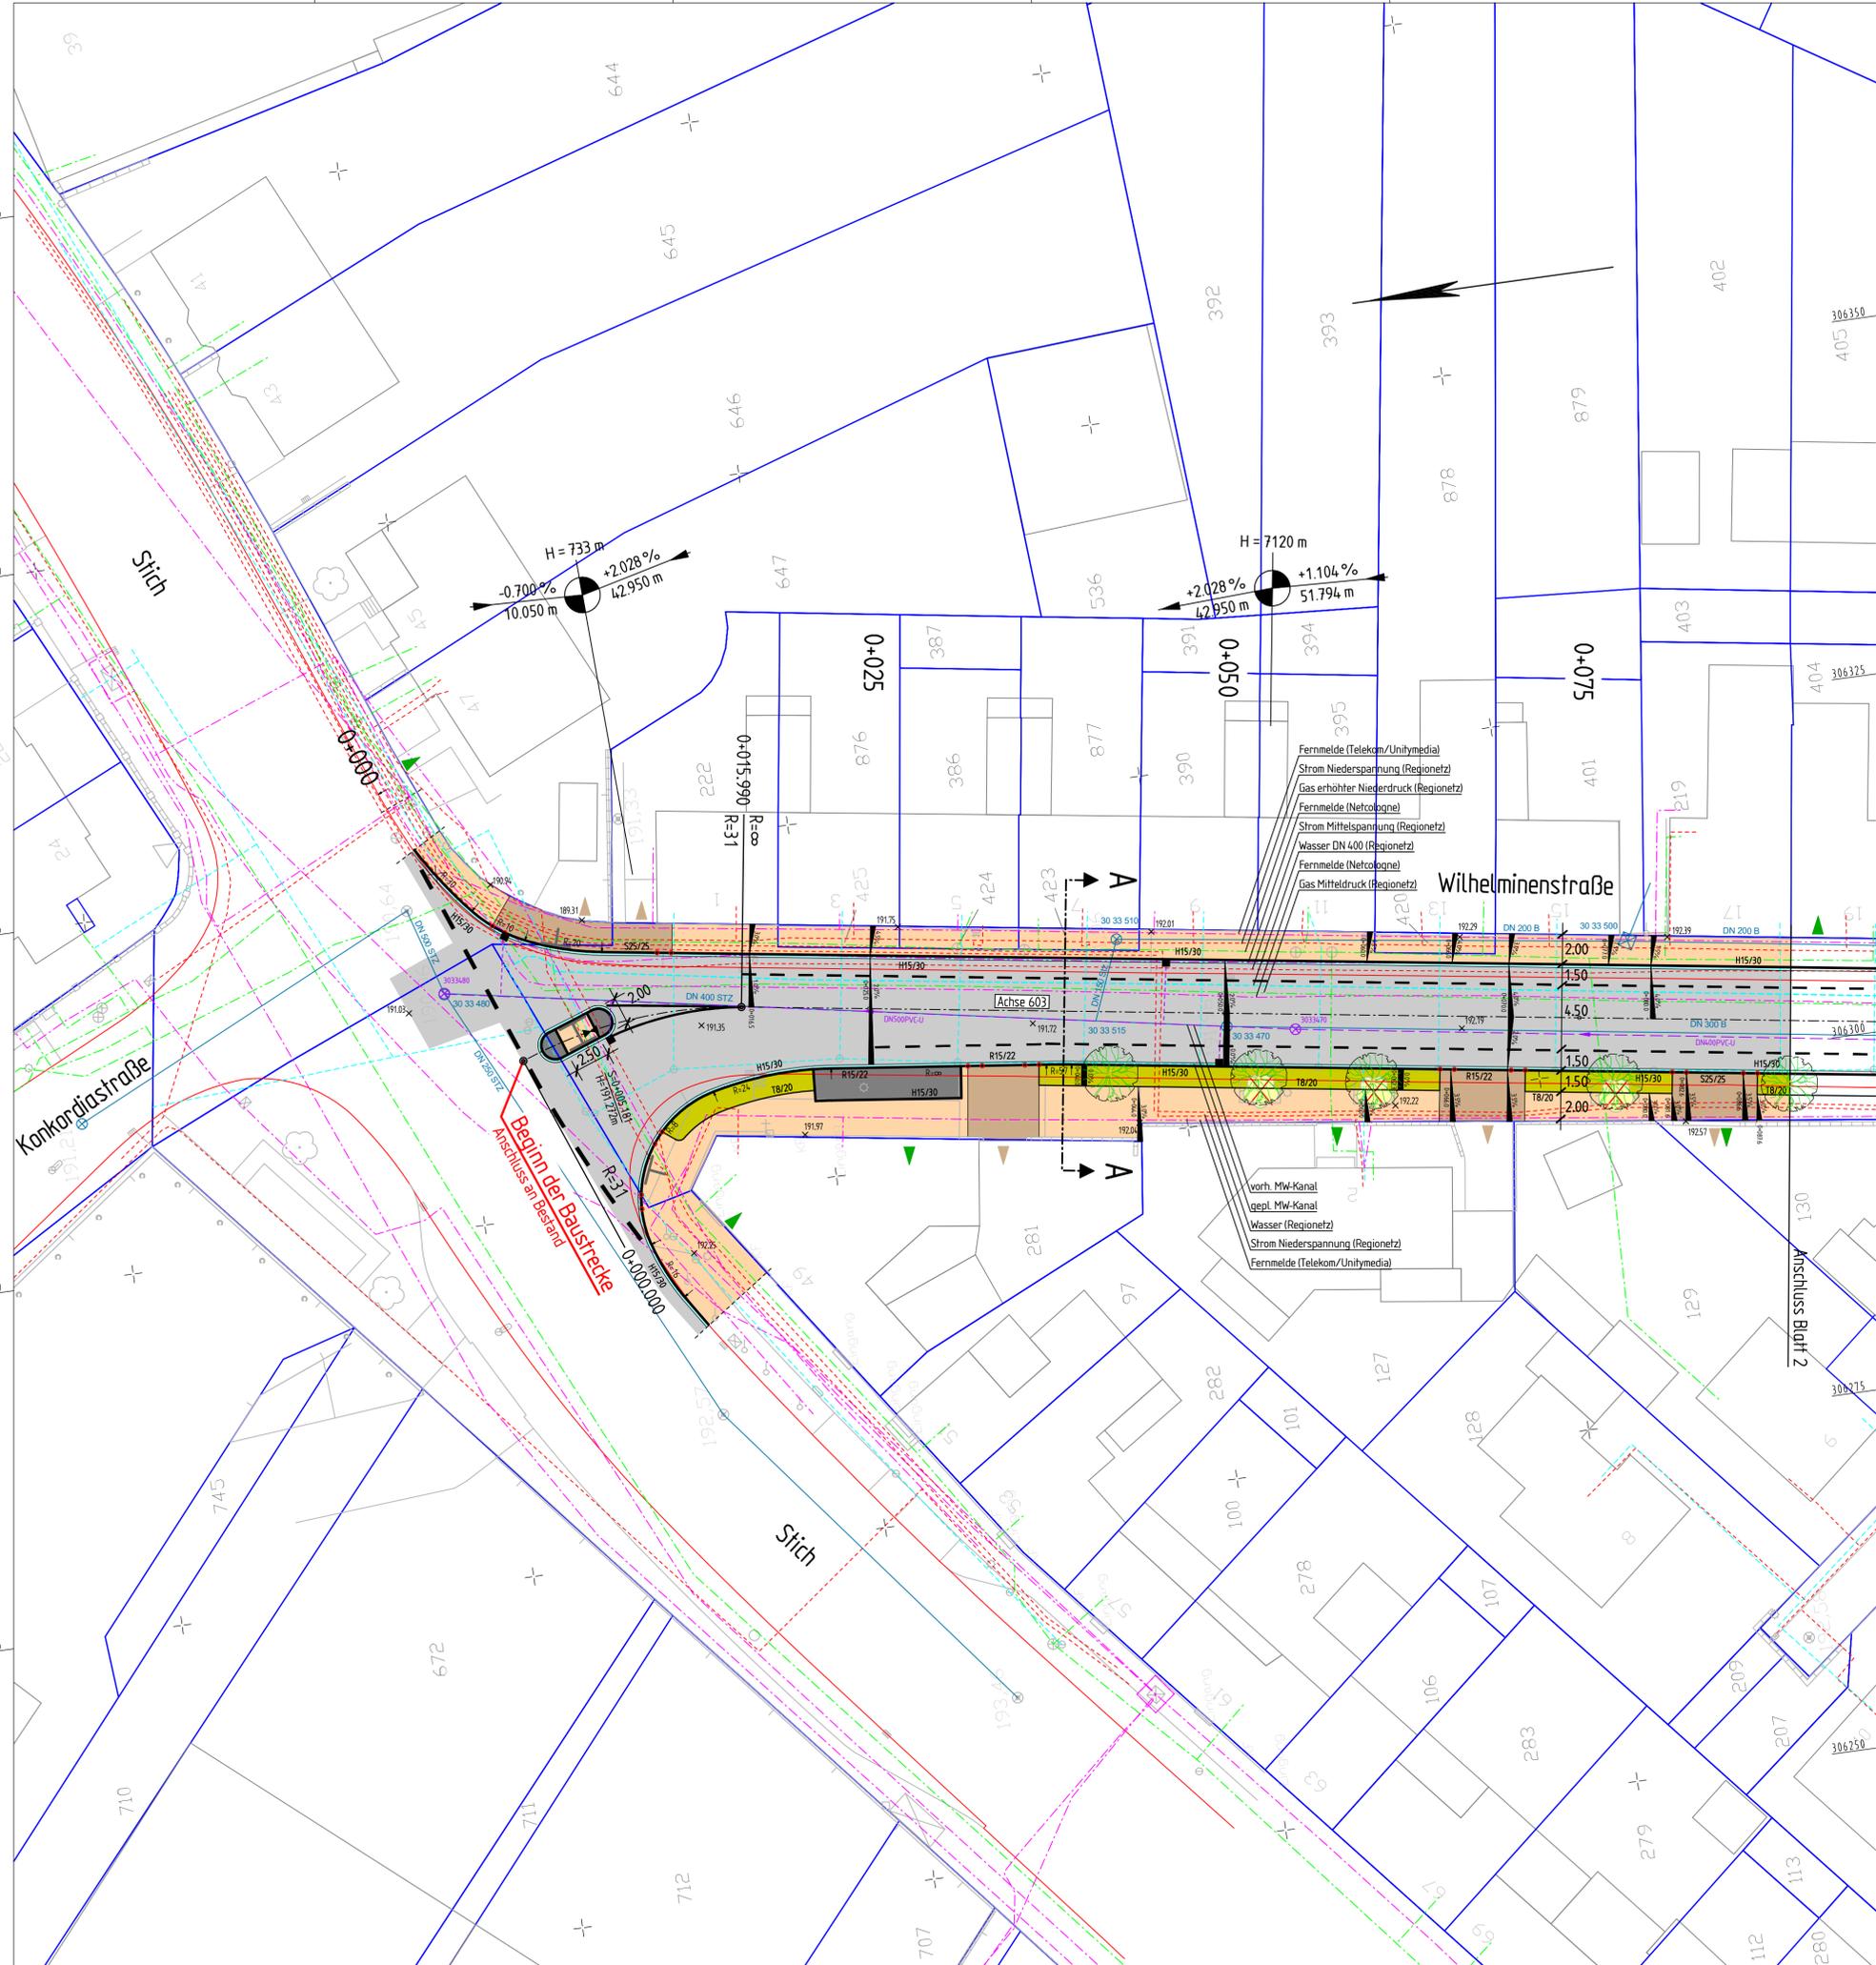


Y 306252.725  
X 5632190.070

Y 306234.651  
X 5632060.070

### Zeichenerklärung

- Fahrbahn
- Gehweg
- Gehweg Zufahrtsbereich
- Stellplatz / Fahrbahnteiler
- Grünfläche
- Schotter
- Rinne
- gepl. Mischwasserkanal  
R1 Angabe von Dimension, Material und Fließrichtung
- vorh. Mischwasserkanal
- Strom Regionetz
- Gas Regionetz
- Wasser Regionetz
- Fernmeldeleitung Telekom/NetCologne
- vorh. Fahrbahnrand
- vorh. Zufahrt, vorh. Zugang
- Bordsteinabsenkung
- Kataster
- Baum entfällt
- Sitzbank / Abfallbehälter
- Poller
- vorh. Höhe
- Querrungsstelle Barrierefrei
- gepl. Baum

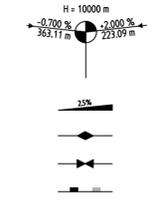

Es wird hiermit ausdrücklich darauf hingewiesen, dass die in den Plänen enthaltenen Leitungsangaben unverbindlich sind (nachrichtlich übernommen aus Unterlagen der Versorgungsbetriebe, Stand 12/2018). Für Vollständigkeit und Richtigkeit wird keine Haftung übernommen.

INDEX	ÄNDERUNG	GEZ.	DATUM

**BAUHERR:** Stadt Eschweiler  
Der Bürgermeister  
Amt für Tiefbau, Grünflächen und Baubetriebshof

**PROJEKT:** Friedhofsweg, Wilhelminenstraße

**PLANNER:** Ingenaix GmbH  
Schurzeller Straße 27  
D-52074 Aachen  
Tel.: +49(0)241-8949184-0  
Fax.: +49(0)241-8949184-9  
Email: mailbox@ingenaix.de  
Internet: www.ingenaix.de

**Projekt-Nr.:** 18-3990  
**Datum:** 08.07.2019  
**Bearbeitet:** Brocks  
**Gezeichnet:** Jurga  
**Gesehen:** Jurga

**PLANUNGSPHASE:** Entwurfsplanung

**UNTERLAGE/BLATT-NR.:** 3/1

**PLANBEZEICHNUNG:** Lageplan 1 - Straßenbau

**INDEX:**

**MASSSTAB:** 1:250

66 - AMT FÜR TIEFBAU, GRÜNFLÄCHEN UND BAUBETRIEBSHOF ESCHWEILER, DEN .....	660 - STRABENBAU UND VERKEHR ESCHWEILER, DEN .....	660 - STRABENBAU UND VERKEHR ESCHWEILER, DEN .....
I.A. HERR VOGELHEIM AMTLEITER	I.A. HERR HANDELS ABTEILUNGSLITER	I.A. HERR VONHERM SACHBEARBEITER