


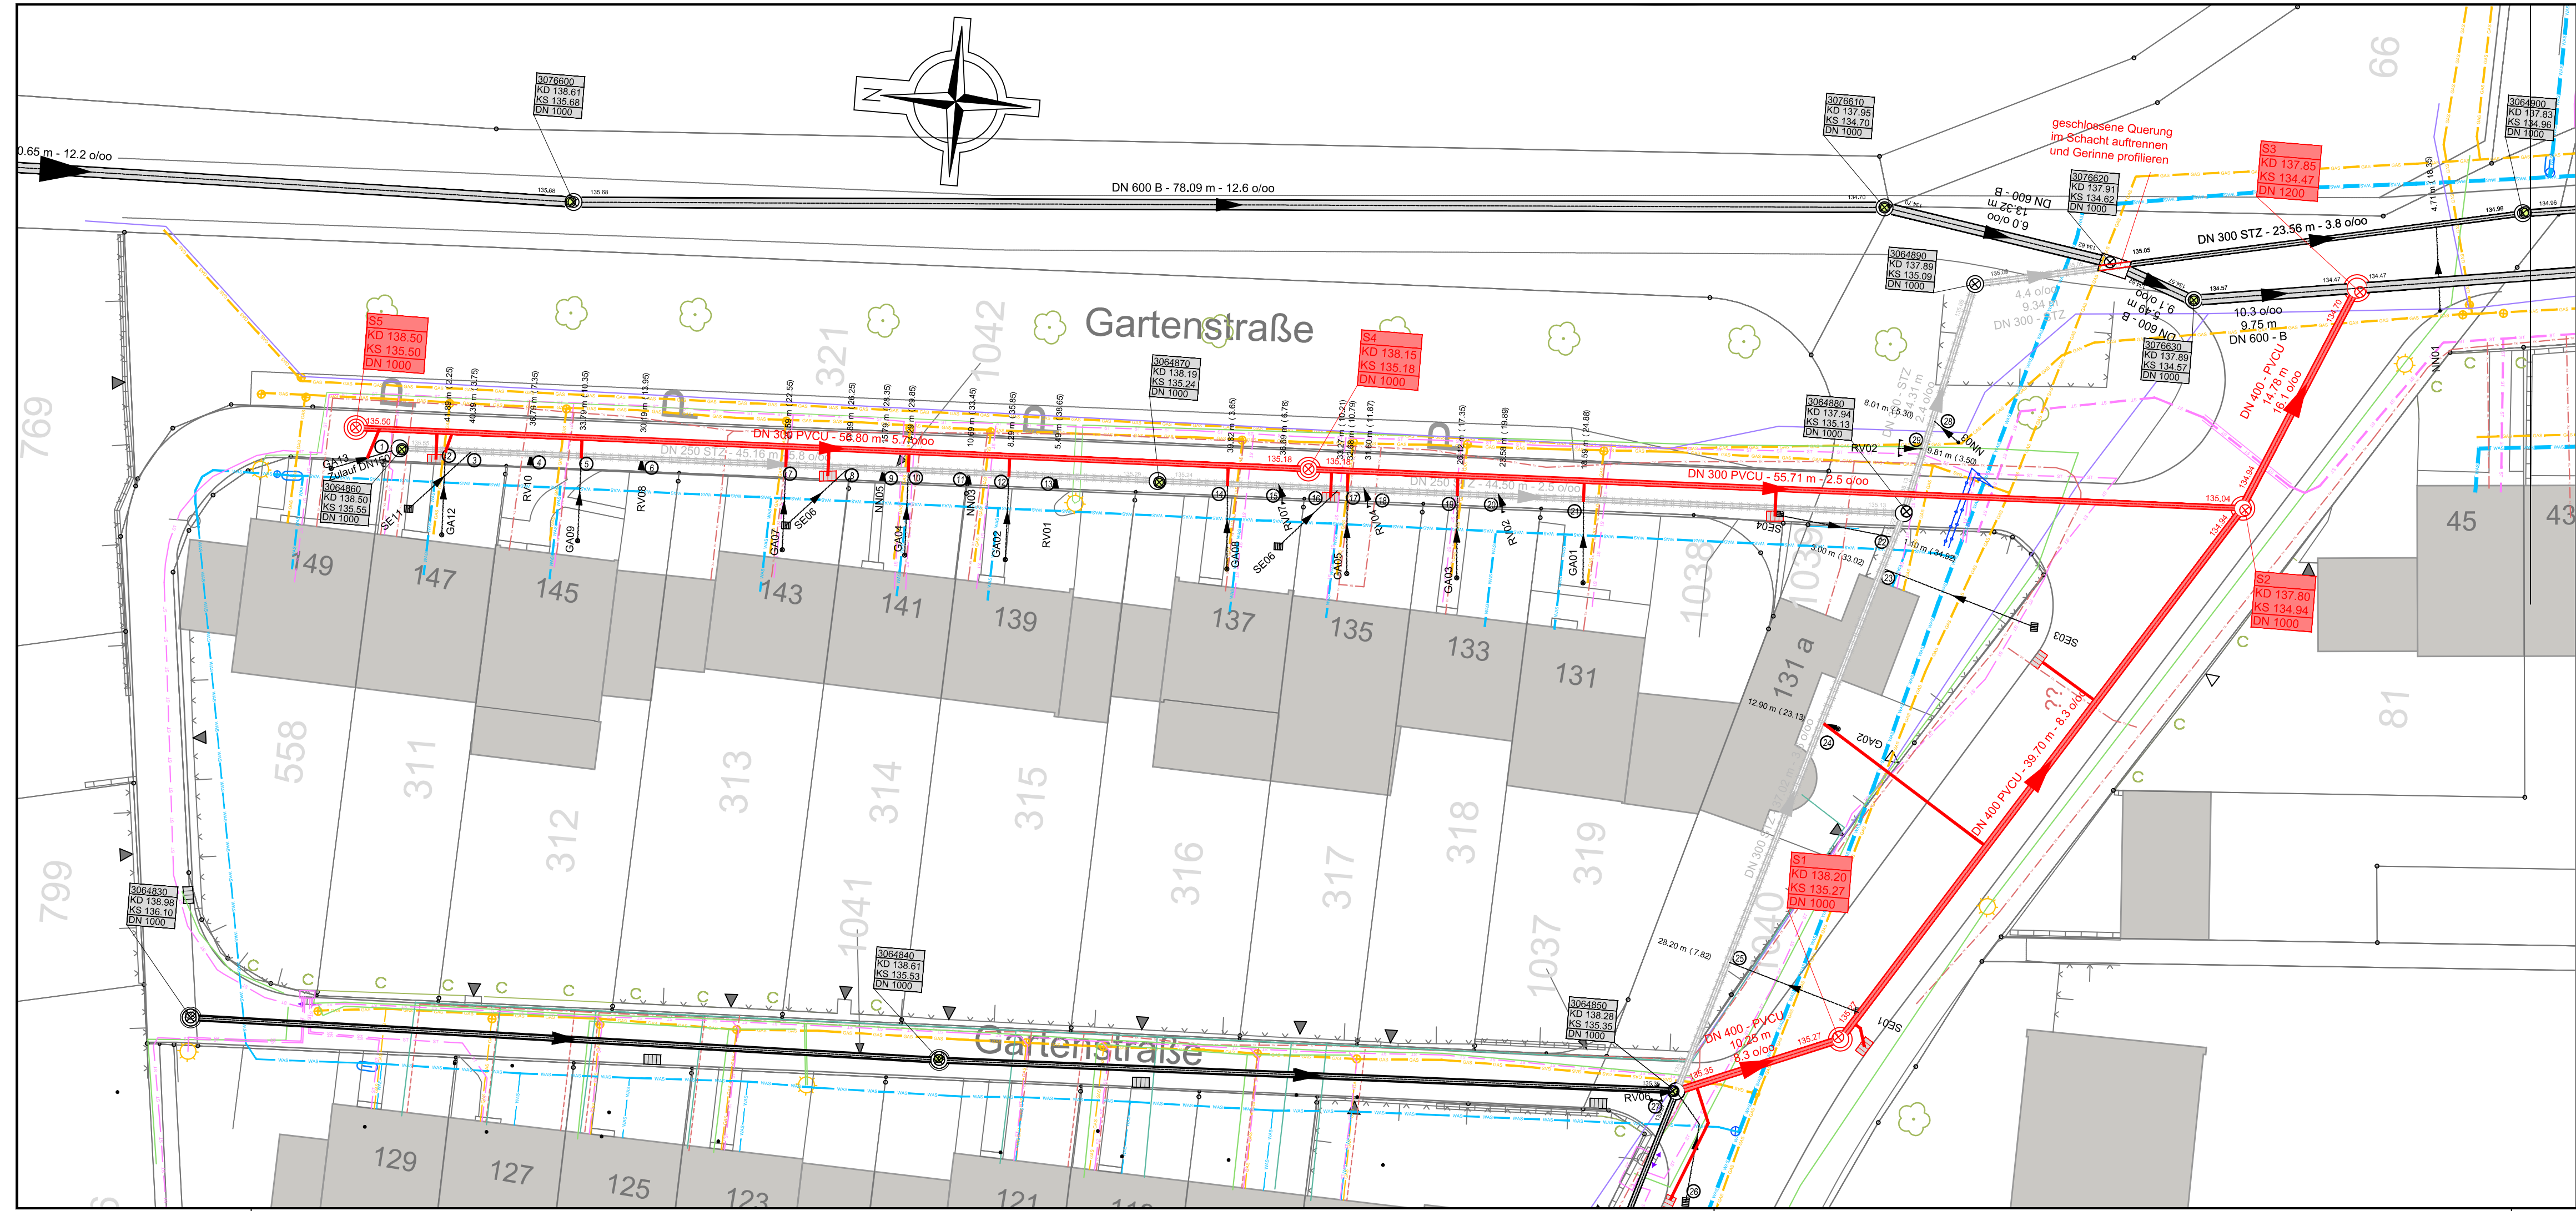

Legende:

- Planung
- Stilllegung
- Teilerneuerung/Verlängerung Anschlussleitungen

12 Hausanschluss- Nr.

Versorgungsleitungen

- Gas
- Strom
- Wasser
- Fernmelde/Steuerkabel
- Beleuchtung
- Telekom
- Unitymedia
- NetAachen/NetCologne
- Kathodischer Korrosionsschutz

Höhensystem: DHHN2016
Koordinatenreferenzsystem: UTM32 / ETRS89

Für die Darstellung der Versorgungsleitungen bezüglich Lage und Vollständigkeit wird keine Gewähr übernommen. Die genaue Lage ist bei den einzelnen Versorgungsträgern zu erfragen.

04				
03				
02				
01				
Rev.	Datum	geändert von	geprüft von	Änderungen

Stadt Eschweiler
Der Bürgermeister
Amt für Tiefbau, Grünflächen
und Baubetriebshof





Kisters AG
Pascalstraße 8+10
52076 Aachen
Tel.: +49 (0) 2408 9385 -0
Mail: info@kisters.de

Bauherr:
Stadt Eschweiler

Plan-Nr.:
2

Projekt:
Kanalsanierung Gartenstraße

Maßstab:
1:250

Benennung:
Kanallageplan

Phase:
Ausführungsplanung

Blattgröße:
950 x 800 mm

66 - Amt für Tiefbau,
Grünflächen und Baubetriebshof
ESCHWEILER, DEN

661 - Kanalbaub
ESCHWEILER, DEN

661 - Kanalbaub
ESCHWEILER, DEN

i. A.
HERR VOGELHEIM
AMTSLEITER

i. A.
HERR NEUBERT
ABTEILUNGSLEITER

i. A.
HERR KREMER
SACHBEARBEITER