



Zeichenerklärung und Hinweise

- Leitungen**


 - Mischwasser
 - Regenwasser
 - Planung
 - stillgelegt / außer Betrieb
 - Hauptkanal mit Haltungslänge, Nennweite, Material, Gefälle und Fließrichtung
 - Anschlussleitung mit Bezeichnung und Stationierung
 - Hauptkanal mit Haltungslänge, Nennweite, Material, Gefälle und Fließrichtung entfällt
 - gepl. Rinne gem. Entwurf Straßenoberfläche
 - gepl. Anschlussleitung mit Fließrichtung, DN/OD 160 PP, Freispiegelleitung gem. Hausanschlussliste
- Leitungspunkte**

 - Schacht mit Schachtnummer, Deckel-, Sohlordinate und Schachttiefe
 - ohne Deckelsymbol = Lage und Höhe qualitativ (aus Planunterlagen)
 - mit Deckelsymbol = Lage und Höhe aus Vermessung
 - Schacht mit Schachtnummer, Deckel-, Sohlordinate und Schachttiefe entfällt
 - ohne Deckelsymbol = Lage und Höhe qualitativ (aus Planunterlagen)
 - mit Deckelsymbol = Lage und Höhe aus Vermessung
 - Anschlusspunkt mit Anschlusspunktnummer
 - Anschlusspunkt mit Anschlusspunktnummer entfällt
 - Straßenablauf (SE)
 - Nummerierung Anschlussleitung gem. Anschlussleistungsliste
 - Mittelspannung
 - Niederspannung
 - Telekommabel
 - Straße
 - Gehweg
 - Kanalgraben
 - Vodafone
 - Gas
 - Wasser

Katasterplan:
Katastergrundlage von der Stadt Eschweiler im Juni 2021 erhalten.

Kanalkataster:
Grundlage: Kanaldatenbank Ingenieurbüro H. Berg & Partner GmbH. Die Vermessung wurde durch die Stadt Eschweiler im Februar 2021 übergeben.

Versorgungsleitungen:
Die Eintragung der Versorgungsleitungen dient der unverbindlichen Unterrichtung und entbindet bei Kanalbaumaßnahmen nicht von der Verpflichtung, sich über Lage, Tiefe und Vollständigkeit der tatsächlich vorhandenen Leitungen bei den zuständigen Stellen zu erkundigen! Die Eintragung der Grundstücksgrenzen sowie der Bauwerke ist auf dem Katasterplan teilweise unterschiedlich zu den Eintragungen der Pläne der Versorgungsträger. Eventuelle Ungenauigkeiten bei der Eintragung der Versorgungsleitungen sind diesbezüglich nicht auszuschließen!

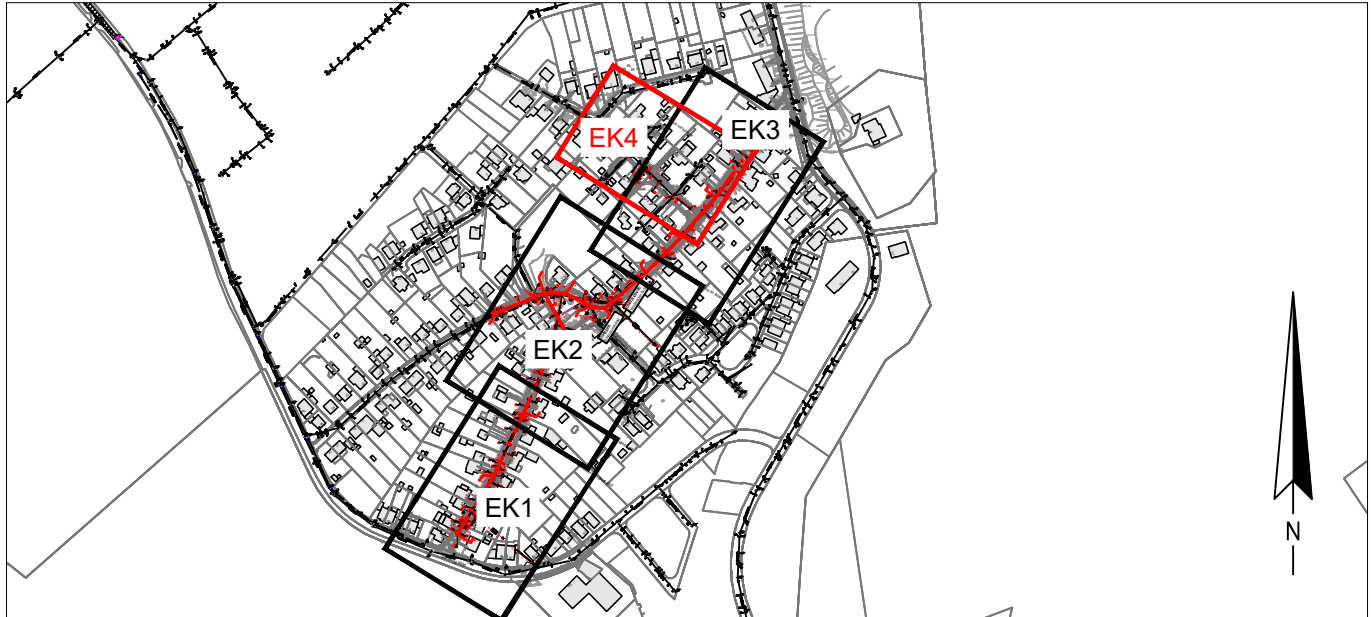

Höhenystem: DHHN2016
Koordinatenreferenzsystem: UTM32 / ETRS89

04					
03					
02					
01					
Rev.	Datum	geändert von	geprüft von	Änderungen	

Stadt Eschweiler
Die Bürgermeisterin

Amt für Tiefbau, Grünflächen
und Baubetriebshof

ESCHWEILER
2030

Ingenieurbüro
H. Berg & Partner GmbH

Deutschland • Belgien • Luxemburg

GEWÄSSER - TRINKWASSER - ABWASSER - STRASSEN - BRÜCKEN - ENERGIE

Hauptplatz:
Gewerkepark Brand 48
52076 Aachen
Tel.: +49 241 94623-0

Außenstelle:
In der Gailch 12
54649 Waxweiler
Tel.: +49 6554 900170

Stefan Düttgen
Datum, Unterschrift:
Aachen, im Oktober 2021

Bauherr: Stadt Eschweiler	Plan-Nr.: EK4
Projekt: Kanal- und Straßenerneuerung Akazienhain	Maßstab: 1:250
Benennung: Lageplan 4/4 Kanalisationsanlagen	Phase: Entwurf
Blattgröße: 450 x 780 mm	
66 - Amt für Tiefbau, Grünflächen und Baubetriebshof	661 - Kanalbau
ESCHWEILER, DEN	ESCHWEILER, DEN
i. A. HERR VOGELHEIM AMTSLEITER	i. A. HERR NEUBERT ABTEILUNGSLEITER
661 - Kanalbau	661 - Kanalbau
ESCHWEILER, DEN	ESCHWEILER, DEN
i. A. FRAU NIPPS SACHBEARBEITERIN	