


Y 306389.906
X 5632170.997

Y 306371.832
X 5632040.998


Anlage 11

Zeichenerklärung

 -  Fahrbahn
-  Gehweg
-  Gehweg Zufahrtsbereich
-  Stellplatz / Fahrbahnleiter
-  Grünfläche
-  Schotter
-  Rinne
-  DN300B
gepl. Mischwasserkanal mit Angabe von Dimension, Material und Füllrichtung
-  vorh. Mischwasserkanal
-  Strom Regionetz
-  Gas Regionetz
-  Wasser Regionetz
-  Fernmeldeleitung Telekom/Unimymedia
-  vorh. Fahrbahnrand
-  vorh. Zufahrt, vorh. Zugang
-  Bordsteinabsenkung
-  Kataster
-  Sitzbank / Abfallbehälter
-  Palter
-  vorh. Höhe
-  Querrungsstelle Barrierefrei
-  gepl. Baum
-  vorh. Baum (Nahbereich)
-  vorh. Baum
-  vorh. Baum entfällt
-  gepl. Beleuchtung



Es wird hiermit ausdrücklich darauf hingewiesen, dass die in den Plänen enthaltenen Leistungsangaben unverbindlich sind (insichtlich übernommen aus Unterlagen der Versorgungsbetriebe, Stand 12/2018). Für Vollständigkeit und Richtigkeit wird keine Haftung übernommen.

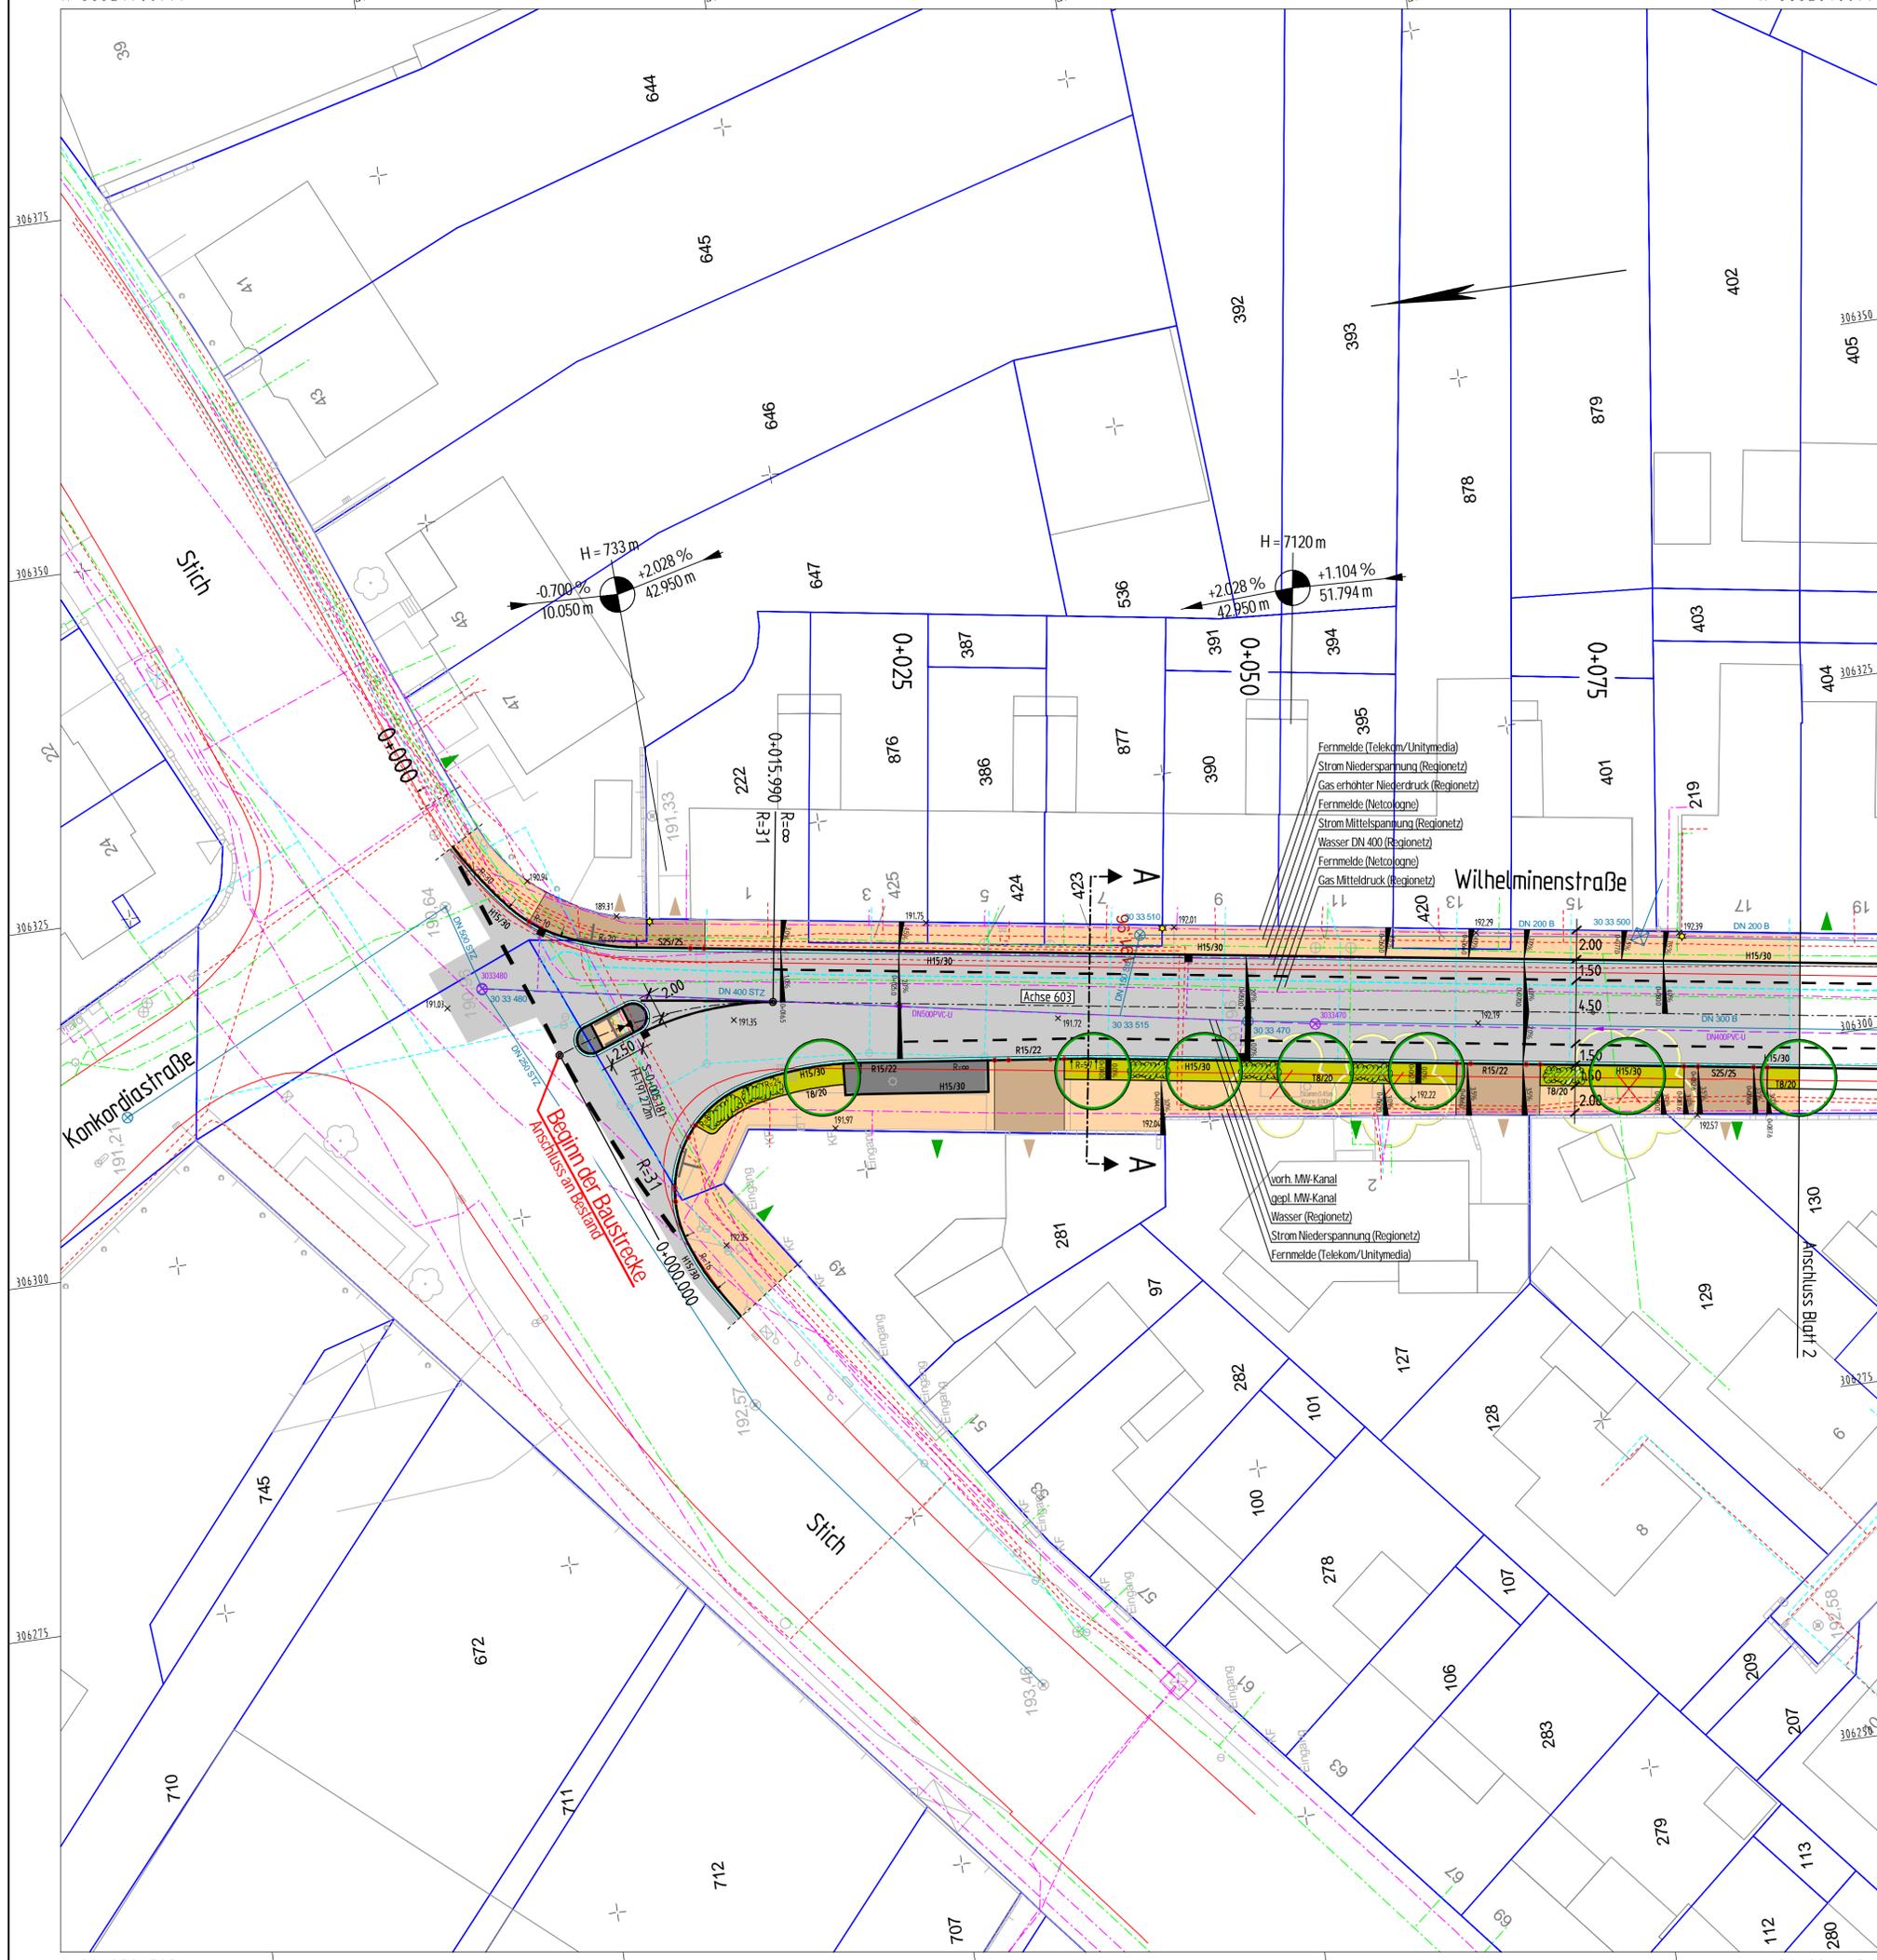

Y 306252.725
X 5632190.070

Y 306234.651
X 5632060.070

INDEX	ÄNDERUNG	GEZ.	DATUM
1	Darstellung Bäume	TB/AF	12.08.21

BAUHERR:
Stadt Eschweiler
 Der Bürgermeister
 Amt für Tiefbau, Grünflächen
 und Baubetriebshof

PROJEKT:
Friedhofsweg, Wilhelminenstraße

PLANNER:

 Ingenaix GmbH
 Schurzeller Straße 27
 D-52074 Aachen
 Tel.: +49(0)241-8949184-0
 Fax.: +49(0)241-8949184-9
 Email: mailbox@ingenaix.de
 Internet: www.ingenaix.de

Projekt-Nr. **18-3990**
 Datum: **08.07.2019**
 Bearbeitet: **Brocks**
 Gezeichnet: **Fuß**
 Gesehen:

PLANUNGSPHASE:
Entwurfsplanung

UNTERLAGE/ BLATT-NR.:
3/1

PLANBEZEICHNUNG:
Lageplan 1 - Straßenbau

INDEX:
 MASSSTAB:
1:250

66 - AMT FÜR TIEFBAU, GRÜNFLÄCHEN UND BAUBETRIEBSHOF ESCHWEILER, DEN	660 - STRABENBAU UND VERKEHR ESCHWEILER, DEN	660 - STRABENBAU UND VERKEHR ESCHWEILER, DEN
IA HERR VOGELHEIM AMTSLEITER	IA HERR HANDELS ABTEILUNGSLEITER	IA HERR VENNHERM SACHBEARBEITER