


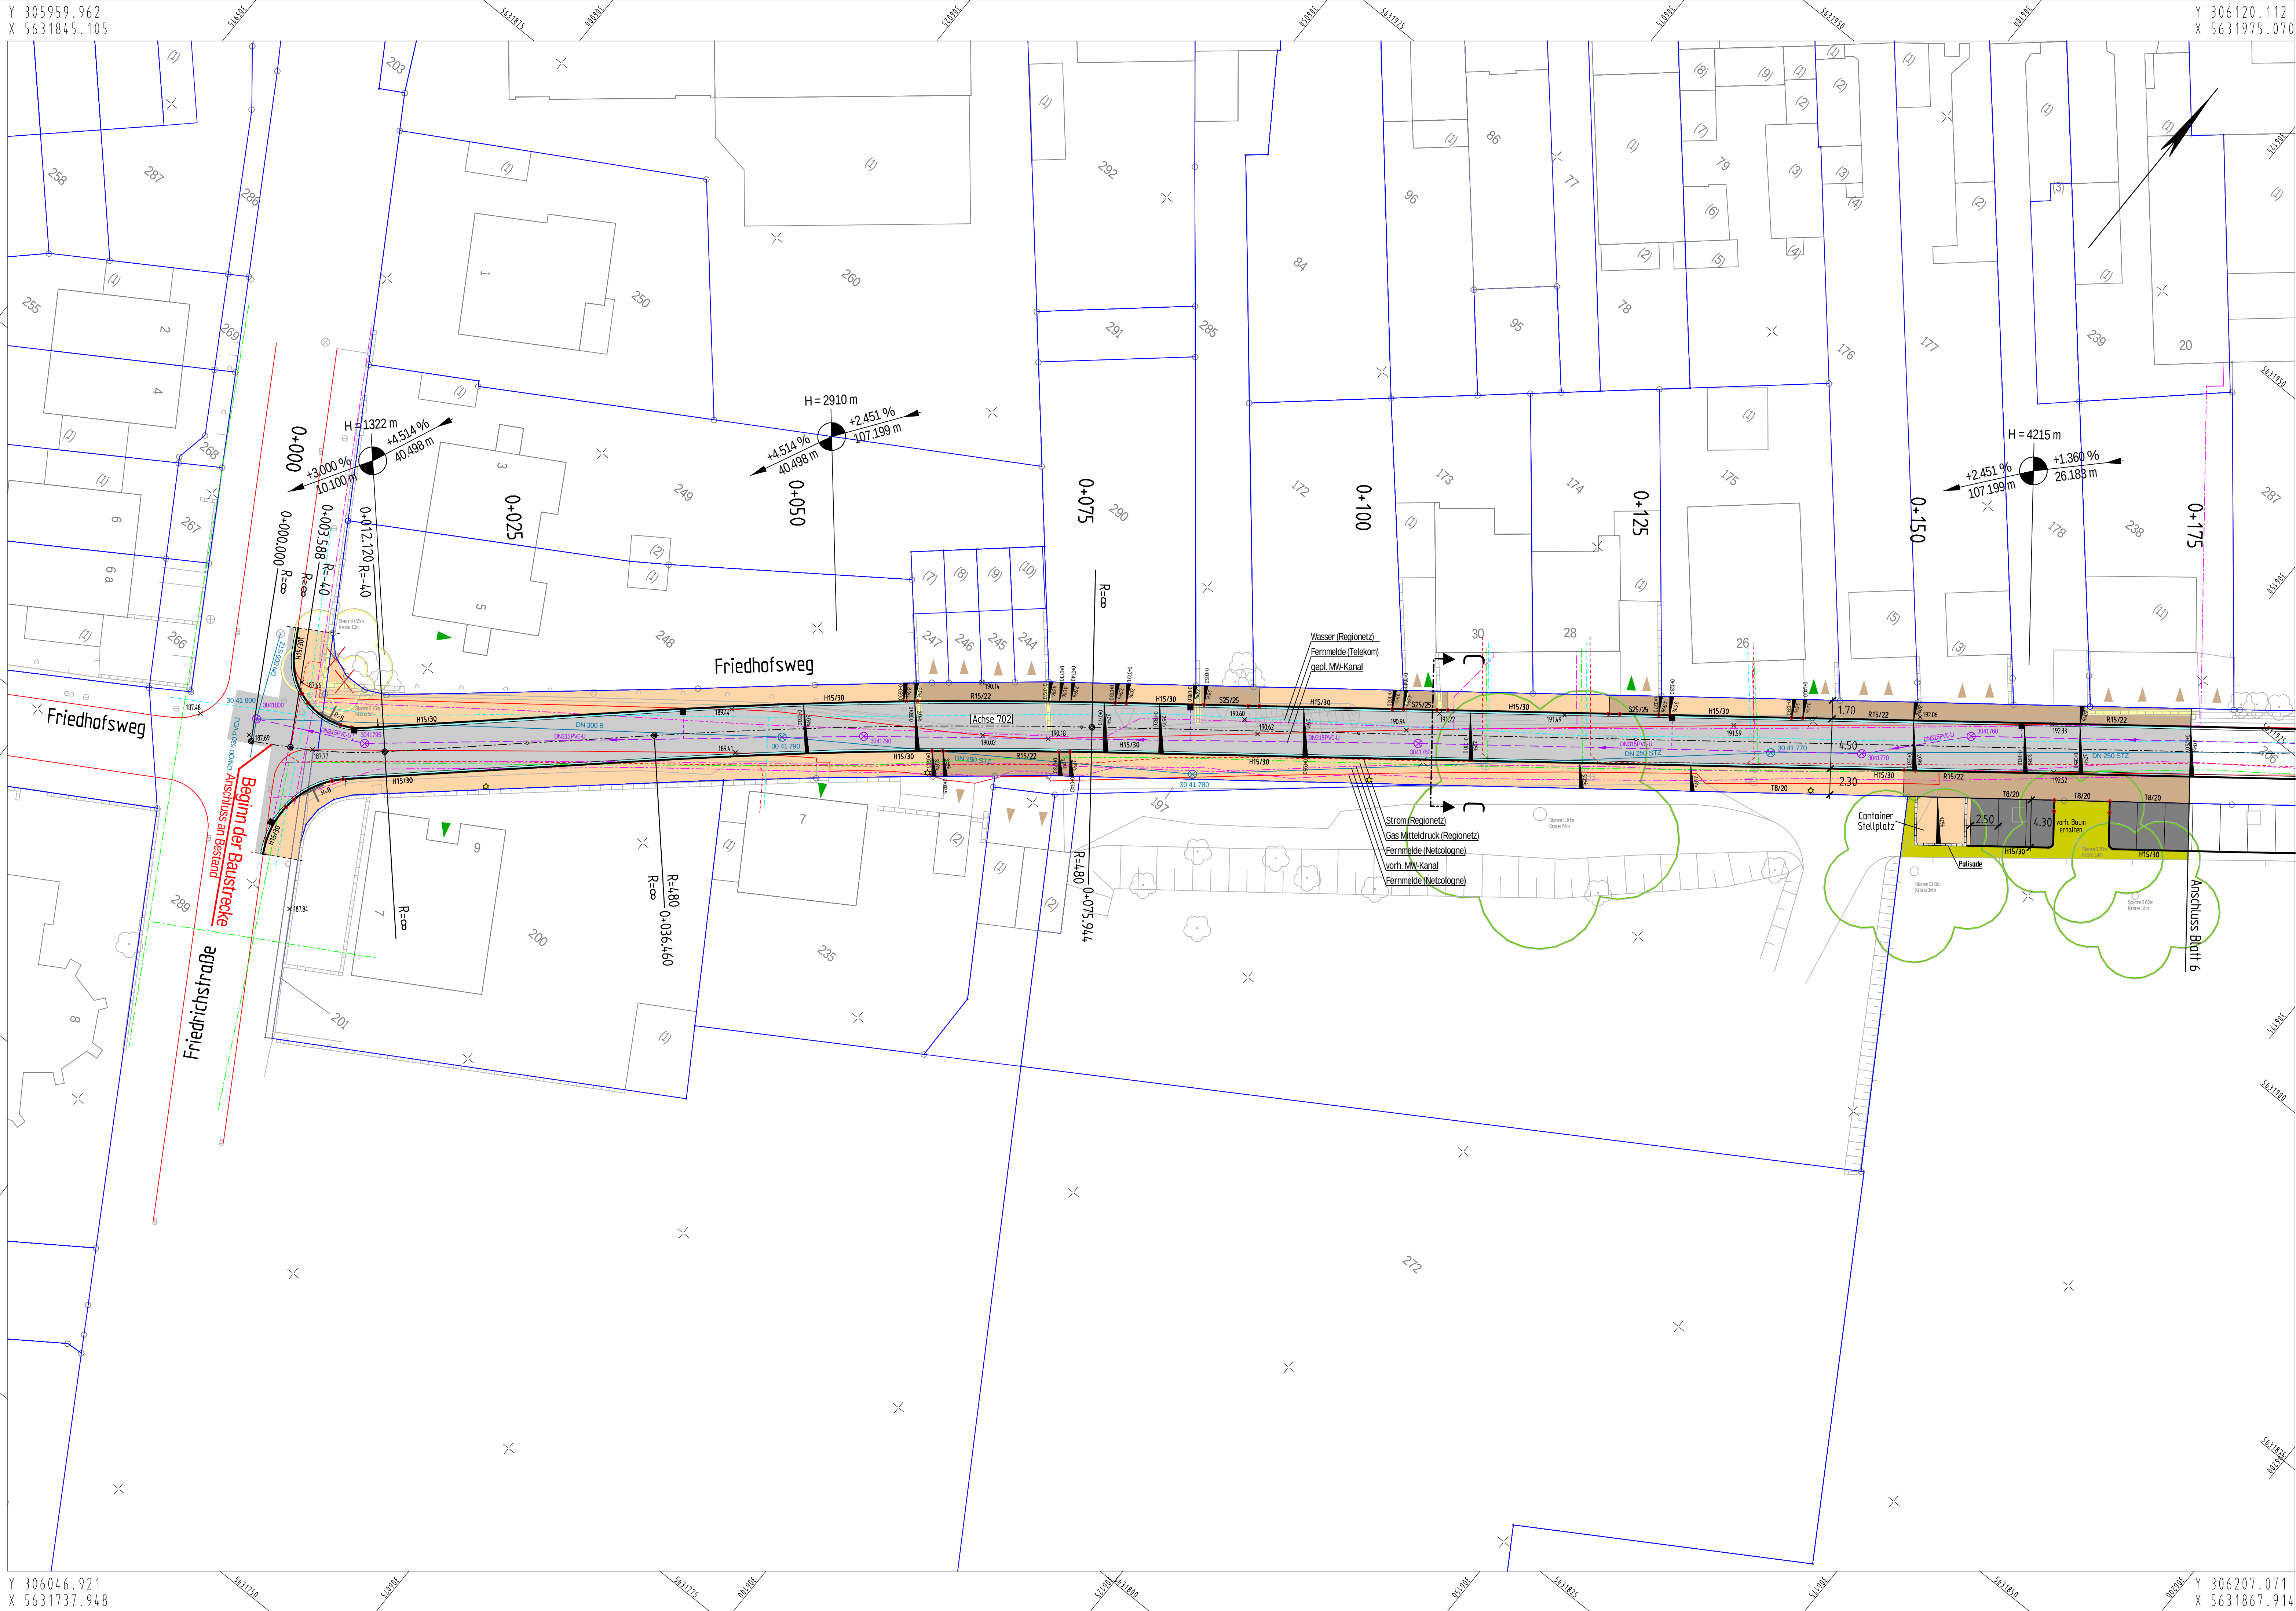

Fahrbahn

Gehweg

Gehweg Zufahrtsbereich

Stellplatz / Fahrbahnteiler

Grünfläche

Schotter

Rinne

DN 300 B

gepl. Mischwasserkanal

mit Angabe von Dimension, Material und Pfeilrichtung

vorh. Mischwasserkanal

Strom Regionetz

Gas Regionetz

Wasser Regionetz

Fernmeldeleitung Telekom/NetCologne

vorh. Fahrbahnrand

vorh. Zufahrt, vorh. Zugang

Bordsteinsenkung

Kataster

Sitzbank / Abfallbehälter

Poller

vorh. Höhe

Querungsstelle Barrierefrei

gepl. Baum

vorh. Baum (Nahbereich)

vorh. Baum

vorh. Baum entfällt

gepl. Beleuchtung

H = 1000 m

↖ -5,700 % ↗ 2,000 %

363,177 m

223,09 m

2,5 %

2,5 % Querneigung

Hochpunkt

Tiefpunkt

gepl./ vorh. Straßenaufbau

Es wird hiermit ausdrücklich darauf hingewiesen, dass die in den Plänen enthaltenen Leitungsangaben unverbindlich sind (nachrichtlich übernommen aus Unterlagen der Versorgungsbetriebe, Stand 12/2016). Für Vollständigkeit und Richtigkeit wird keine Haftung übernommen.

Neigungsberechnung mit Angabe von Gefälle (-) und Steigung (+) in Prozent, Länge der Gefälle- (Steigungs-) Strecke und Halbmesser

INDEX	ÄNDERUNG	GEZ.	DATUM
1	Darstellung Bäume	TB/AF	12.08.21
BAUHERR: Stad Eschweiler Der Bürgermeister Amt für Tiefbau, Grünflächen und Baubetriebshof			
PROJEKT: Friedhofsweg, Wilhelminenstraße			
PLANER: ingenaix Ingenaix GmbH Schurzelter Straße 27 D-52074 Aachen Tel.: +49(0)241-8949184-0 Fax: +49(0)241-8949184-9 Email: mailbox@ingenaix.de Internet: www.ingenaix.de		Projekt-Nr.: 18-3990 Datum: 08.07.2019 Bearbeitet: Brocks Gezeichnet: Fuß Gesehen:	
PLANUNGSPHASE: Entwurfsplanung		UNTERLAGE/ BLATT-NR.: 3/5	
PLANBEZEICHNUNG: Lageplan 5 - Straßenbau		INDEX: MASSSTAB: 1:250	
66 - AMT FÜR TIEFBAU, GRÜNFLÄCHEN UND BAUBETRIEBSHOF ESCHWEILER, DEN I.A. HERR VOGELHEIM AMTSLEITER		660 - STRAßENBAU UND VERKEHR ESCHWEILER, DEN I.A. HERR HANDELS ABTEILUNGSLEITER	
		660 - STRAßENBAU UND VERKEHR ESCHWEILER, DEN I.A. HERR VERNER SACHBEARBEITER	