


Anlage 3

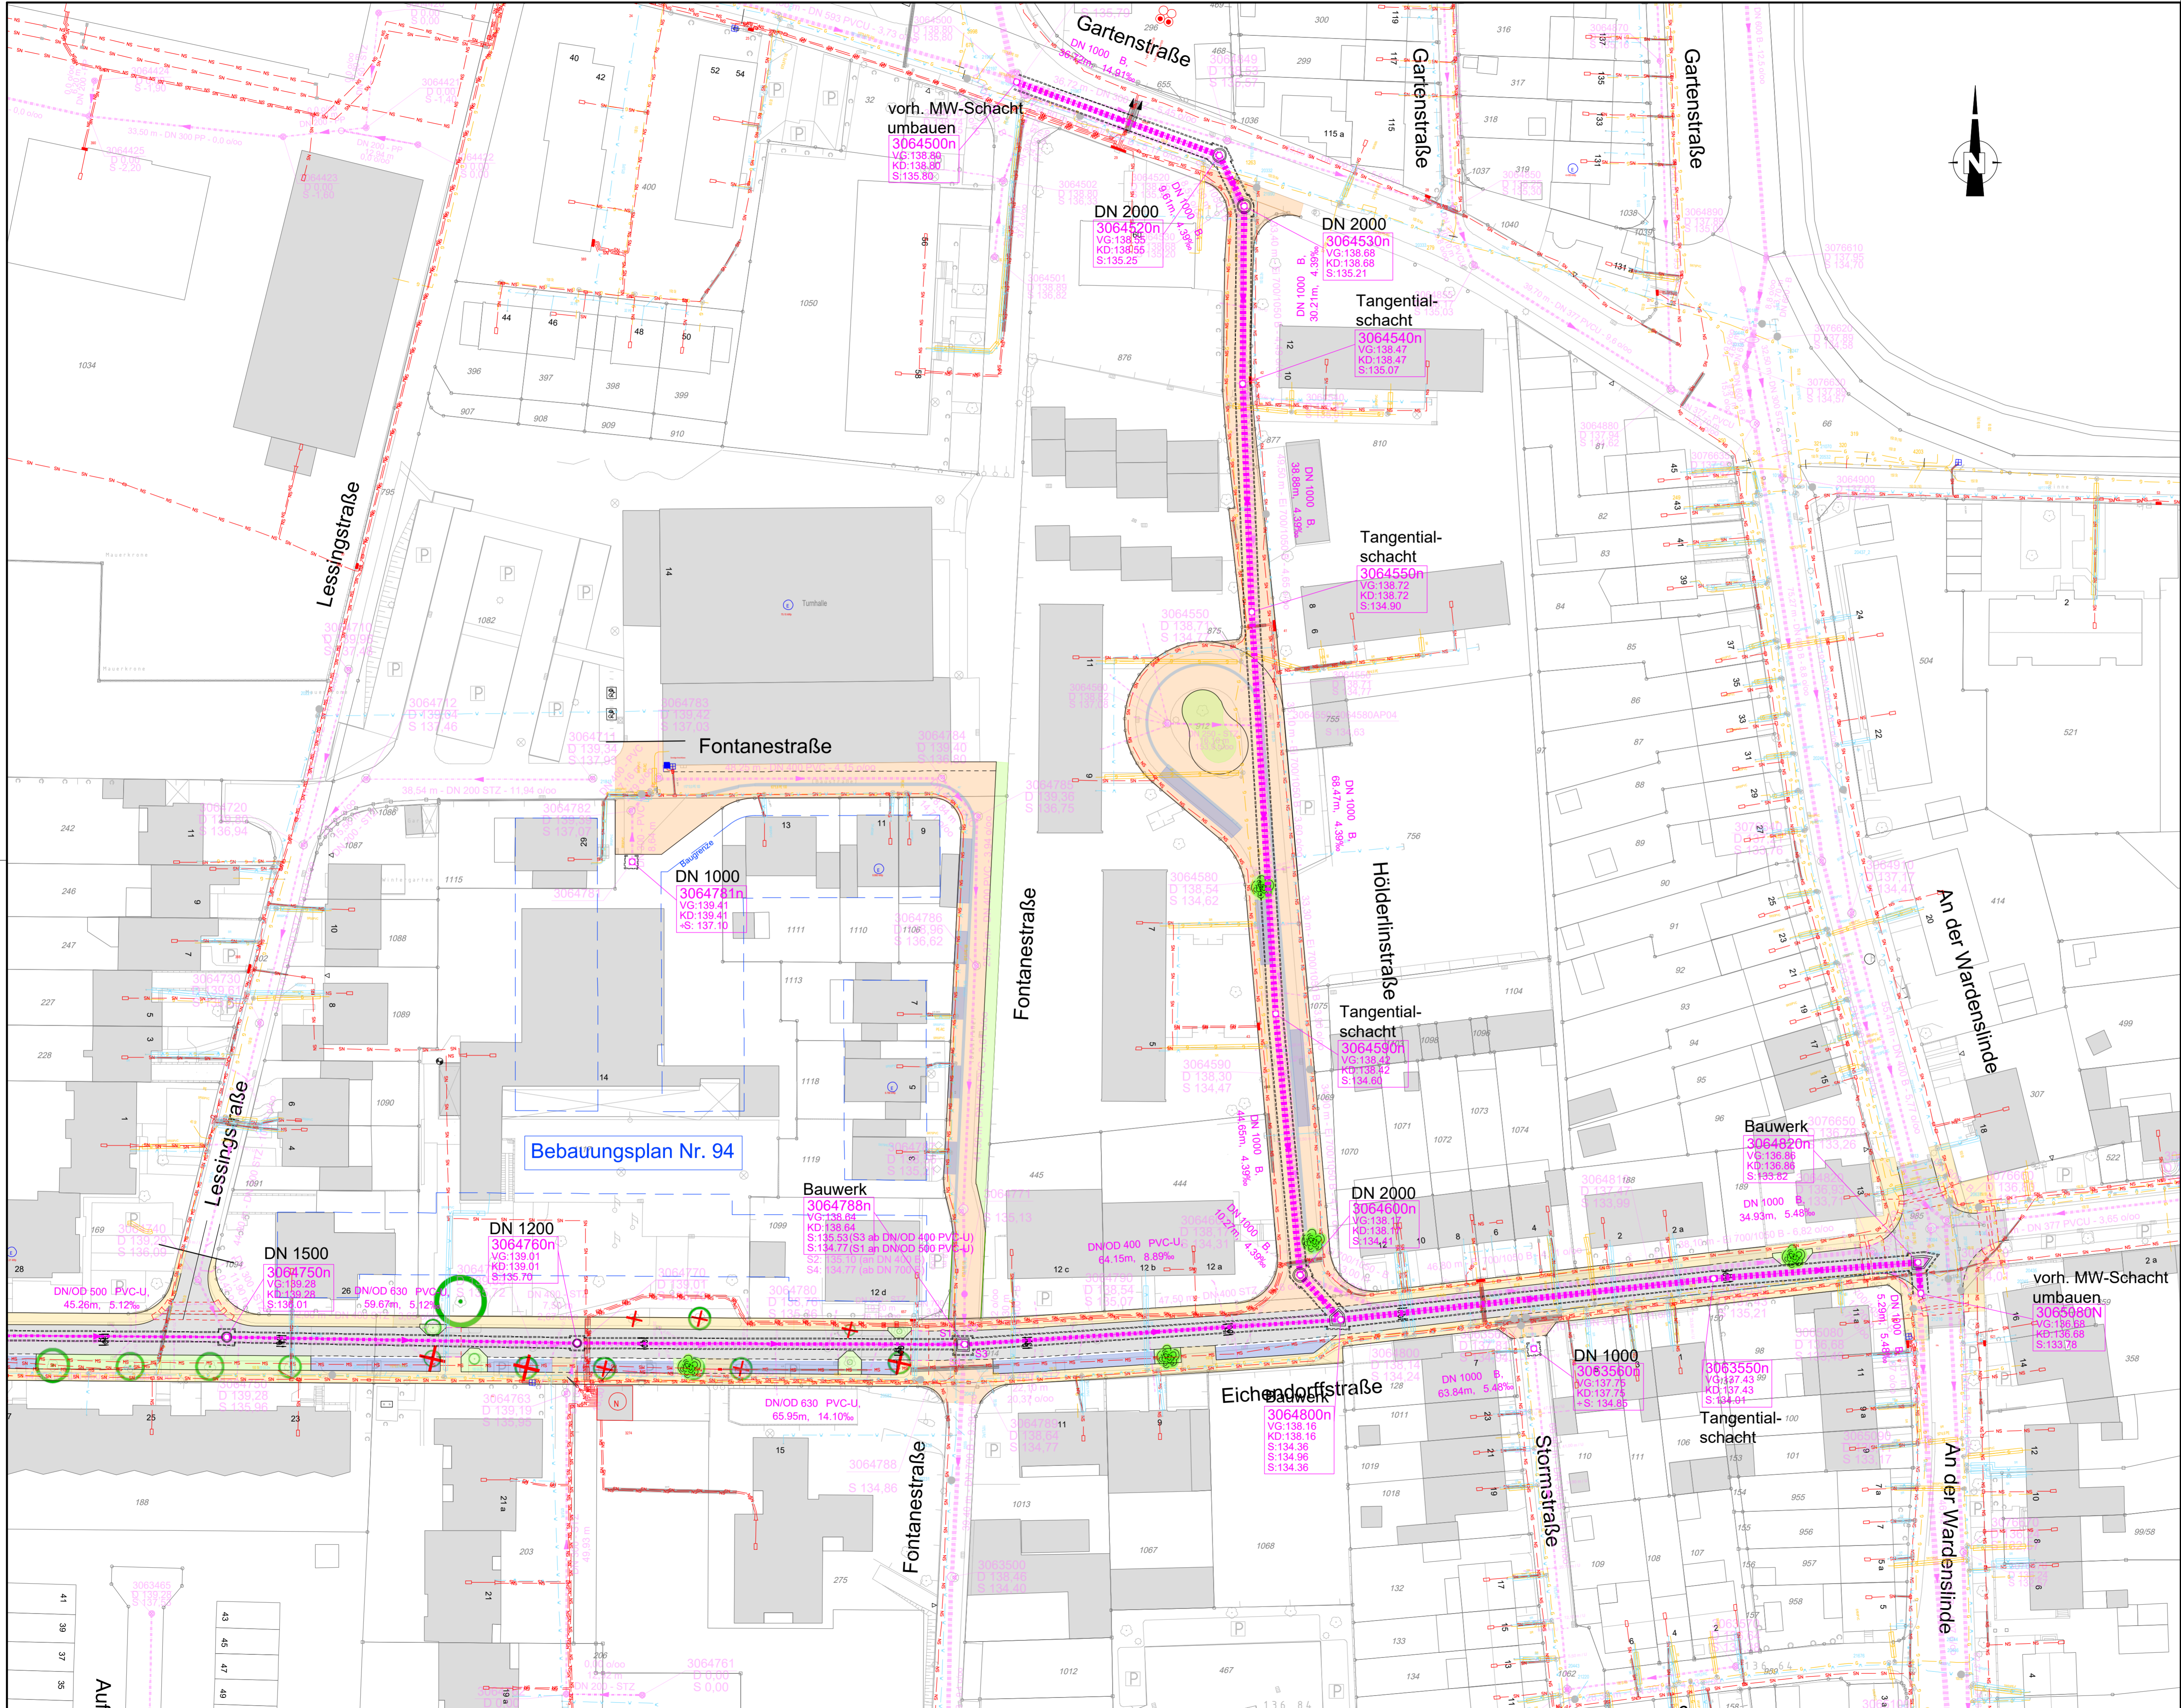

Legende

- Entwässerungsleitungen:**
- 3064760n — Schachtbezeichnung
 - VG:139.01 — Urgeländehöhe
 - KD:139.01 — Kanaldeckelhöhe
 - S:135.70 — Sohlhöhe
- DN/OD 500 PVC-U 65.95m, 14.10%**
- Mischwasserkanal Planung incl. Verbau
 - Regenwasserkanal Bestand
 - Schmutzwasserkanal Bestand
 - Mischwasserkanal Bestand
- Versorgungsleitungen Bestand:**
- Wasser (PE) Regionetz
 - Strom (NYY, NAYY, NKBA, NAEKBA) Regionetz
 - Gas (PE, ST) Regionetz
 - Telekom (Koax-Kabel)
- Bestandshöhe Datenbank**

Hinweis:
Die Lage der Versorgungsleitungen ist hier nur nachrichtlich eingetragen. Die Versorger müssen rechtzeitig vor Baubeginn erneut durch den Bauunternehmer angefragt werden, um die exakte, tatsächliche Lage der Versorgungsleitungen zu erhalten.

Nur für Entwässerung!

VORABZUG			
-	01/2023	Originalfassung	Zi MM
Index	Datum	Änderungs- und Ergänzungsvermerke	Bearbeitet Gezeichnet Geprüft
	04.05.2022	S:\Daten\22034\AutoCAD\DWG\Vorentwurf\LP2\KLP000_V2.dwg	

Ingenieurbüro Achten und Jansen GmbH
Beratende Ingenieure Ingenieurkammer Bau NRW
• Gutachten • Planung • Bauleitung • Wasser • Straßen • Umwelt

Charlottenburger Allee 11
52068 Aachen
Tel. 02 41 - 96 87 0 - 0
Fax 02 41 - 96 87 0 - 60
Info@achten-jansen.de
www.achten-jansen.de

Projektnummer: 22034 | Projektdatum: April 2022
Bearbeitet: Zimmermann
Gezeichnet: Müller
Geprüft:

Stadt Eschweiler Die Bürgermeisterin		ESCHWEILER 2030
Amt für Tiefbau, Grünflächen und Baubetriebshof		
Bauherr: Stadt Eschweiler	Plan-Nr.: LP 02 V2	
Projekt: Kanalerneuerung Eichendorffstraße	Maßstab: 1 : 500	
Bearbeitung: Lageplan 2 Variante 2	Phase: Vorentwurfsplanung	Blattgröße: 950 x 594
60 - Amt für Tiefbau, Grünflächen und Baubetriebshof	601 - Kanabau	601 - Kanabau
ESCHWEILER, DEN	ESCHWEILER, DEN	ESCHWEILER, DEN
I. A. HERR VOGELHEIM AMTSLIEFERANT	I. A. HERR NEUBERT ABTEILUNGSLEITER	I. A. FRAU NIPPS SACHBEARBEITERIN