


LEGENDE:

- Trafo
- Ladesäule
- Stahl
- Abbruch
- Beschilderung

LAGEPLAN 1:500

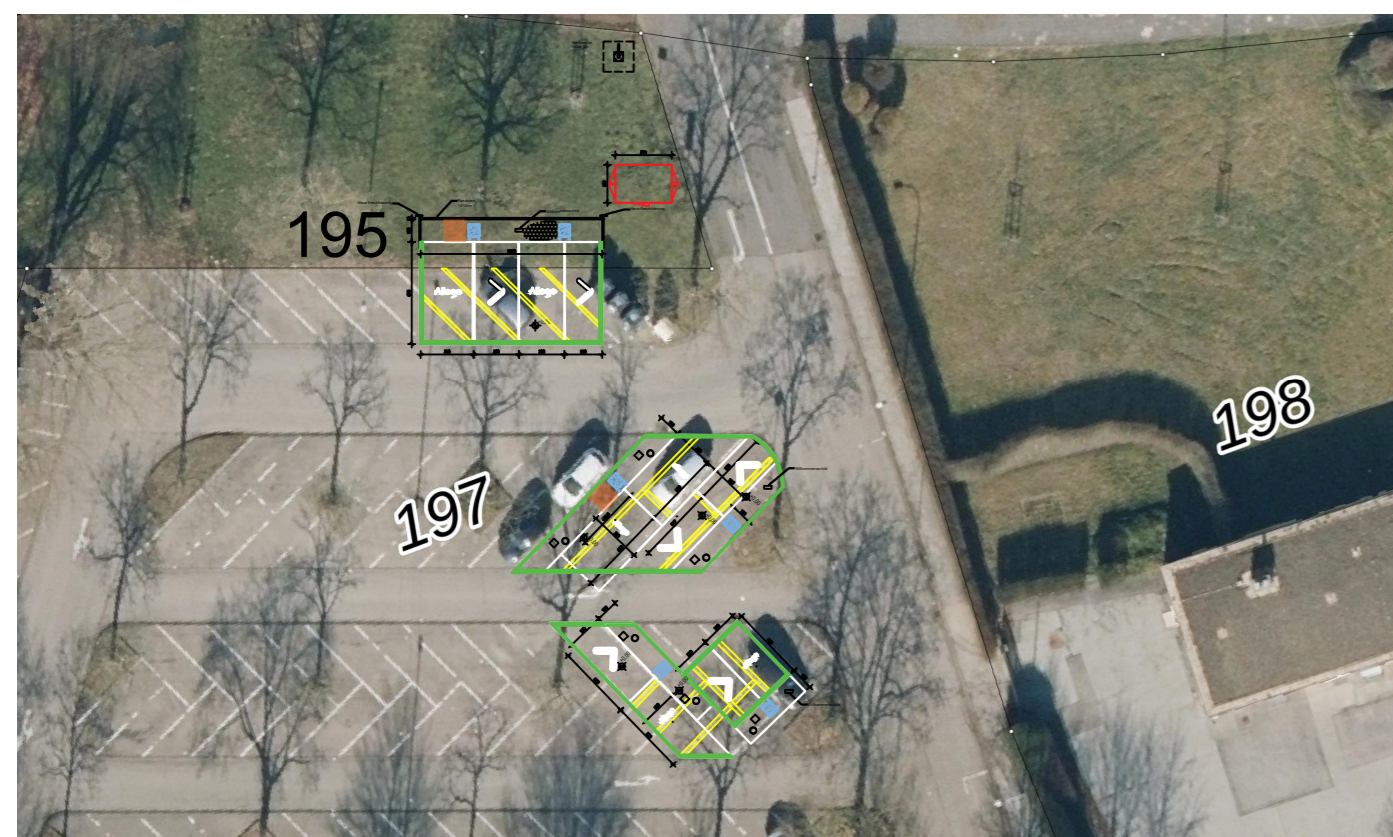

VERORTUNGSSKIZZE				
Projekt: Stadt Eschweiler		Adresse: Indestraße 4 D-52249 Eschweiler		
Inhalt: E-Ladesäule Alpitronic Variante 7		Auftraggeber: Allego		
Auftragnehmer: electrify		Auftraggeber: Allego GmbH Strasser Platz 34 D-10243 Berlin		
Nr.:	Änderungen:	Datum:	Gez.:	
Projektleiter: MS	Planersteller: JP	Plan Nr.:	Maßstab 1:150, 1:500	Datum: 14.05.2024